

出 图 章	
-------------	--

一、工程概况及设计依据

1. 本工程为东乡区红星镇场景区产业振兴及配套基础设施项目（一期），总建筑面积为4034.22平方米，地上4层，建筑高度为18.05米，为多层公共建筑。

2. 电气设计依据如下文件：

(1) 建设单位所提设计要求和设计合同，强制性等相关专业提供的资料。

(2) 本工程电气设计执行国家现行颁发的强制性标准；尽力符合推荐性标准；满足地方性标准的国家，其使用规范标准如下：

- 电压规范：
  - 《民用建筑电气设计标准》GB51348-2019
  - 《电力工程电缆设计标准》GB 50217-2018
  - 《供配电设计标准》GB 50052-2009
  - 《低压配电设计规范》GB 50054-2011
  - 《建筑防雷设计规范》GB 50057-2010
  - 《建筑照明设计标准》GB50034-2004
  - 《火灾自动报警系统技术规范》GB 50116-2013
  - 《有线电视网络工程验收标准》GB/T50200-2016
  - 《城市有线电视系统工程设计规范》GB 50311-2016
  - 《20kV及以下变电所设计规范》GB50053-2013
  - 《建筑电气电子信息系统安全技术规范》GB 50343-2012
  - 《建筑电气与智能化通用规范》GB50764-2017
  - 《建筑机电工程抗震设计规范》GB50981-2014
  - 《建筑与市政给水排水工程抗震通用规范》GB55019-2021
- 建筑电气与智能化通用规范》GB 55024-2022

17、在有可燃物的闷顶和闷顶穿项内敷设的配电线路,应采用金属导管或金属槽盒布设。

18、暗敷PVC管壁厚度不应小于18mm;燃烧性能应为B2级;非消防暗敷电缆最小保护层厚度应不低于15mm。

19、管径和管壁厚度均不小于10mm的塑料管不得采用管卡固定;塑料管敷设时管卡间距不应大于2m;金属管内控制线缆的总截面积不应超过该管截面内截面积的40%;金属管内控制线缆的总截面积不应超过该管截面内截面积的50%;采用阻燃型塑料管敷设时,应符合下列规定:1)采用金属管敷设时,其壁厚不应小于1.5mm;2)塑料管埋设管暗敷布线时,应采用不小于2mm的塑料管,室内强电布线时,应符合下列规定:1)应采用阻燃材料制造的导管或电缆架;2)当采取金属导管或电缆架时,应采取防腐蚀措施,且金属导管壁厚不应小于2mm;3)当采用非金属导管时,应采用阻燃型的导管。建筑物顶部及地面以下升管的线缆采用导管暗敷布线时,应符合下列规定:1)采用金属管敷设时,其壁厚不应小于2mm;2)采用非金属导管敷设时,应选用阻燃型导管;3)采用塑料管暗敷时,应选用直型的导管。线缆采用导管暗敷布线时不应穿越设备基座;当穿过建筑物外墙时,应采取止水措施。


19、照明配电箱、配电柜和配电箱柜体、过负荷保护和接地故障保护、电源进线及其它管线穿墙处时应采取止水措施。母线槽、母线槽配线架和母线槽配电柜体应做防水处理。应设置补偿装置。

1. 所有电气产品应符合国家有关标准, 凡属于强制性认证的产品应取得国家认证标志。

- 室内照度、统一眩光值、一般显色指数等照明数量和质量指标应符合现行国家标准《建筑照明设计标准》GB50034-2024的规定。  
人员长期停留的场所应采用符合现行国家标准《灯和灯系统的光生物安全性》GB/T 20145-2006 规定的无危险类照明产品。  
选用 LED 照明产品的光输出波形的波动深度应满足现行国家标准《LED 室内照明应用技术要求》GB/T 31831-2015 的规定。

4、本设计图纸必须经当地政府相关主管部门批准后方可施工。





# 图纸目录

<div></div> <div>江西昌南建设集团有限公司 设计证书编号：A136008106 建筑行业 甲级 (建筑工程、人防工程)</div>				
JIANG XI CHANG NAN CONSTRUCTION GROUP CO., LTD				
<div><div>注册执业印章 Registration Stamp</div><div>出图专用章 Release Stamp 单位：江西昌南建设集团有限公司 资质范围：建筑行业 资质等级：甲级 (建筑工程、人防工程) 资质证号：A136008106 编号：01082 有效期至2028年12月</div></div>				
2024. 04	A	施工图		
日期	版本号	版本号说明		
注册师执业印章 Registration Stamp				
审核人	张 洁 明	张洁明		
审核人	汪 洪	汪洪		
项目负责人	汪 洪	汪洪		
专业负责人	吴 芬	吴芬		
校 对	吴 芬	吴芬		
设 计	吴 小 东	吴晓东		
建 设 单 位	抚州市东乡区城市投资开发有限公司			
项 目 名 称	东乡区红星垦殖场垦区产业振兴及配套设施项目（一期）			
子 项 名 称	东乡区红星垦殖场垦区产业振兴及配套设施项目（一期）			
工 程 代 号	CNJS-2024-C140			
图 纸 名 称	电气设计说明 图纸目录			
专 业	装饰电气	项 号	002D	
设计阶段	施工图	图 号	DS-01	
版 本 号	A	比 例	1:100	
图 纸 规 格		日 期	2024. 04	
图纸未盖本院出图专用章施工无效				



日期	专业	姓名	日期	姓名	专业
	给排水				暖通
	电气				结构
	建筑				装饰
	其他				其他

出图章	
审核	

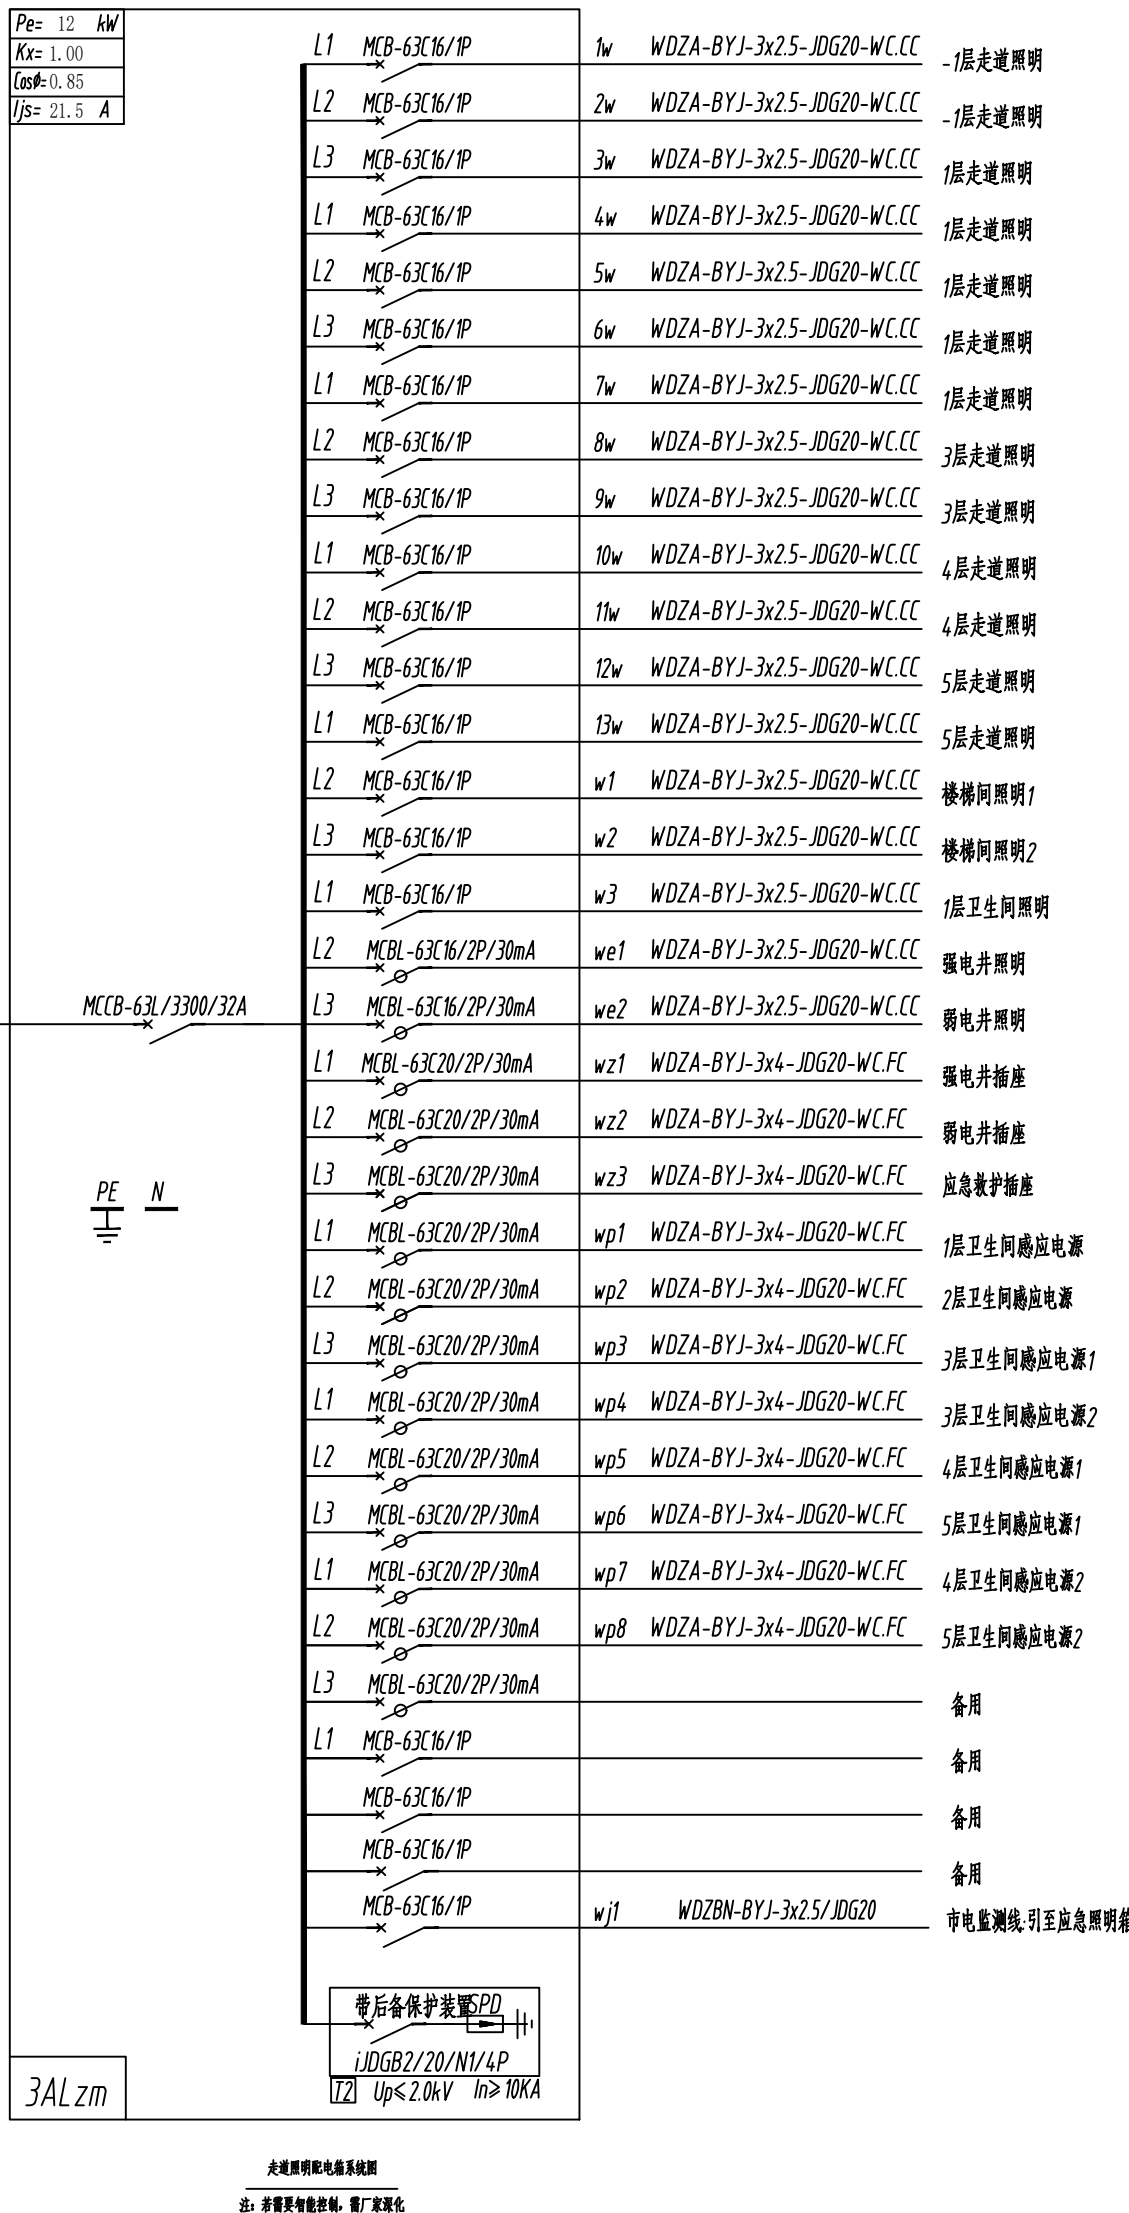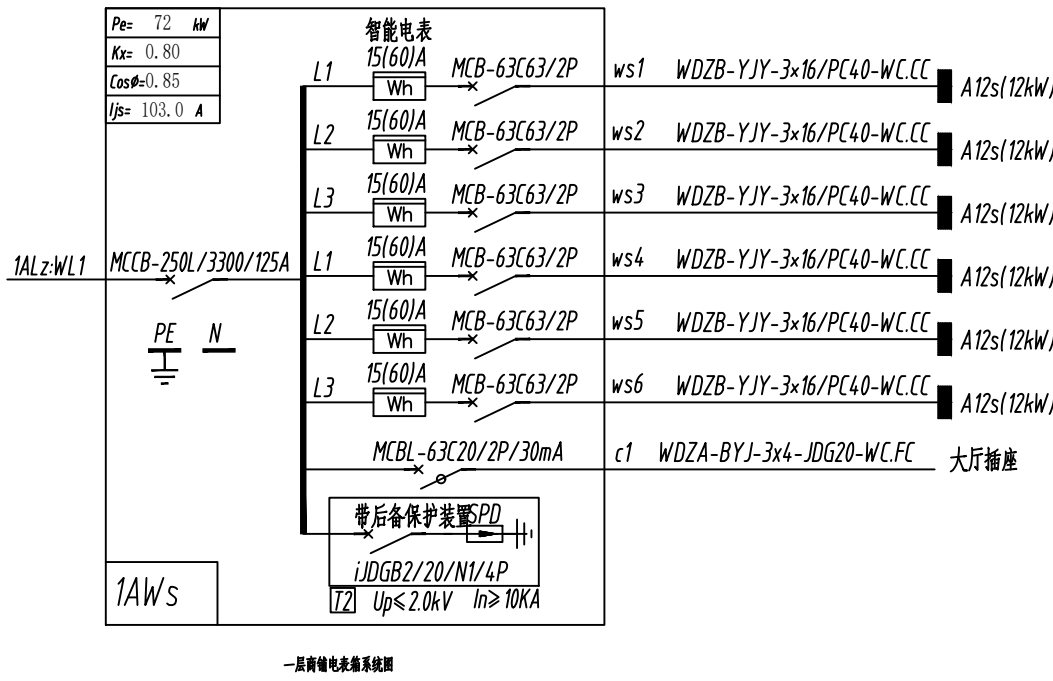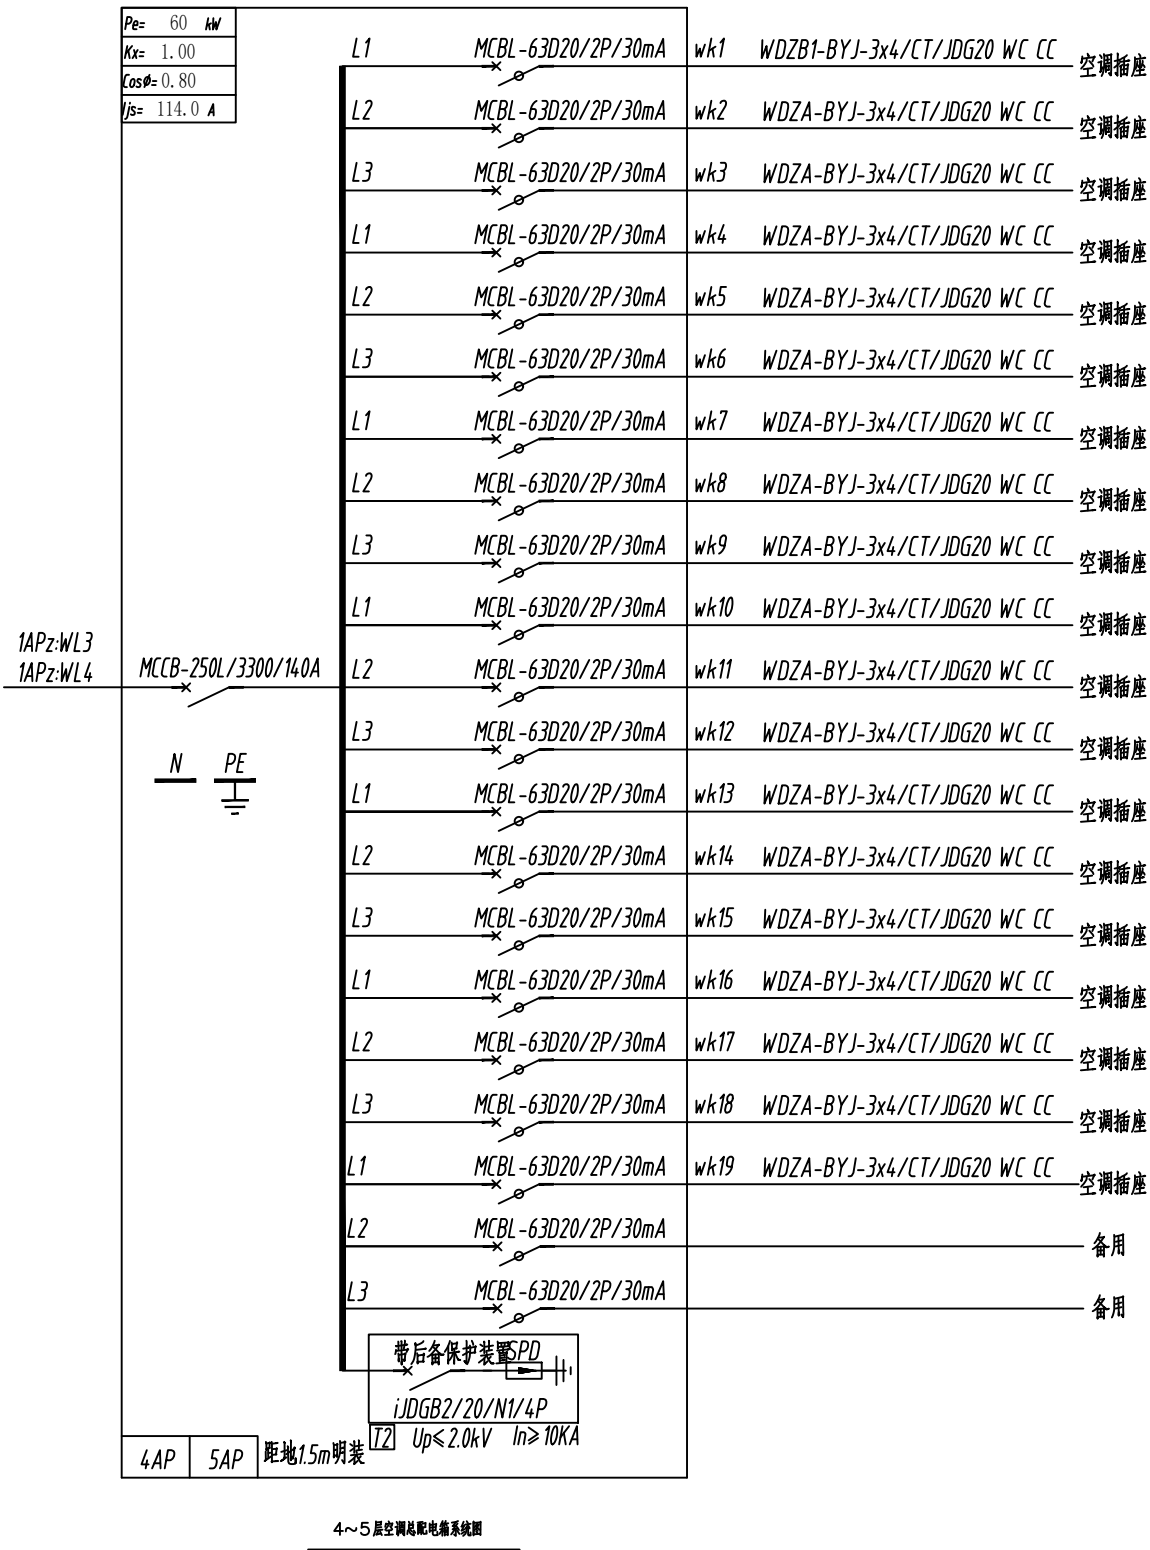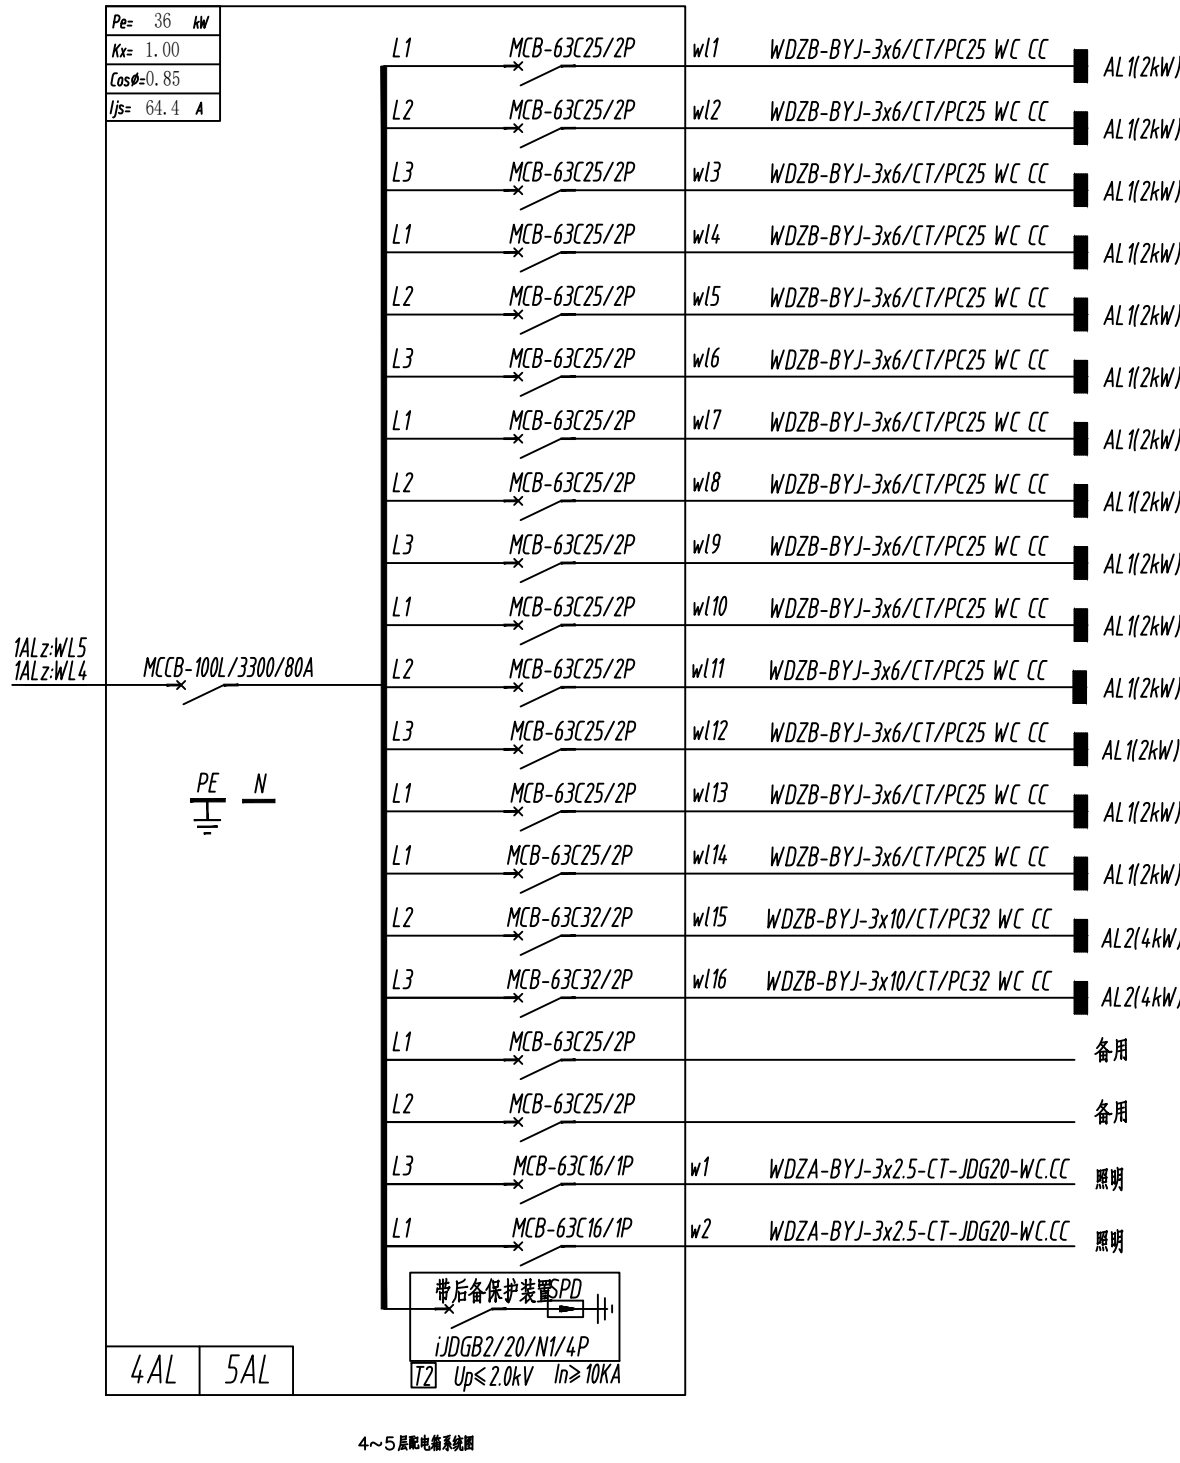

江西昌南建设集团有限公司  
设计证书编号：A136008106  
建筑行业甲级  
(建筑工程、人防工程)

JIANGXI CHANGNAN  
CONSTRUCTION GROUP CO., LTD.

2024.04	A	施工图
日期	版本号	版本号说明

出图专用章  
江西昌南建设集团有限公司  
单位：江西昌南建设集团有限公司  
资质范围：建筑行业 资质等级：甲级  
(建筑工程、人防工程) 赣建字第：A136008106  
编号：01082 有效期至2028年12月

注册执业印章  
Registration Stamp

审核人	张洁明	汪洪
审核人	汪洪	吴芬
项目负责人	汪洪	吴芬
专业负责人	吴芬	吴芬
校对	吴芬	吴芬
设计	吴小东	吴小东
建设单位	抚州市东乡区城市投资开发有限公司	
项目名称	东乡区红星垦殖场垦区产业振兴及配套设施项目（一期）	
子项目名称	东乡区红星垦殖场垦区产业振兴及配套设施项目（一期）	

工程代号  
CNJS-2024-C140


图纸名称  
配电箱系统一

专业	装饰电气	子项号	002D
设计阶段	施工图	图号	DS-02
版本号	A	比例	1:100
图纸规格		日期	2024.04


图纸未盖本院出图专用章施工无效




出 图 章	
-------------	--

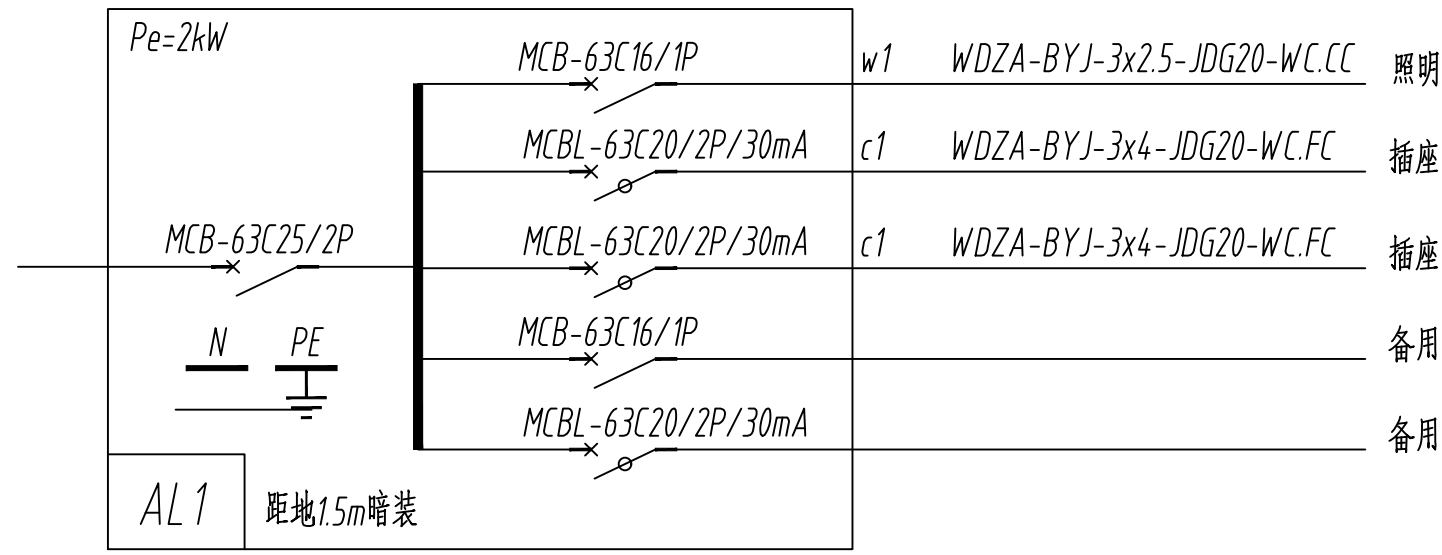


配电箱系统图 (一)

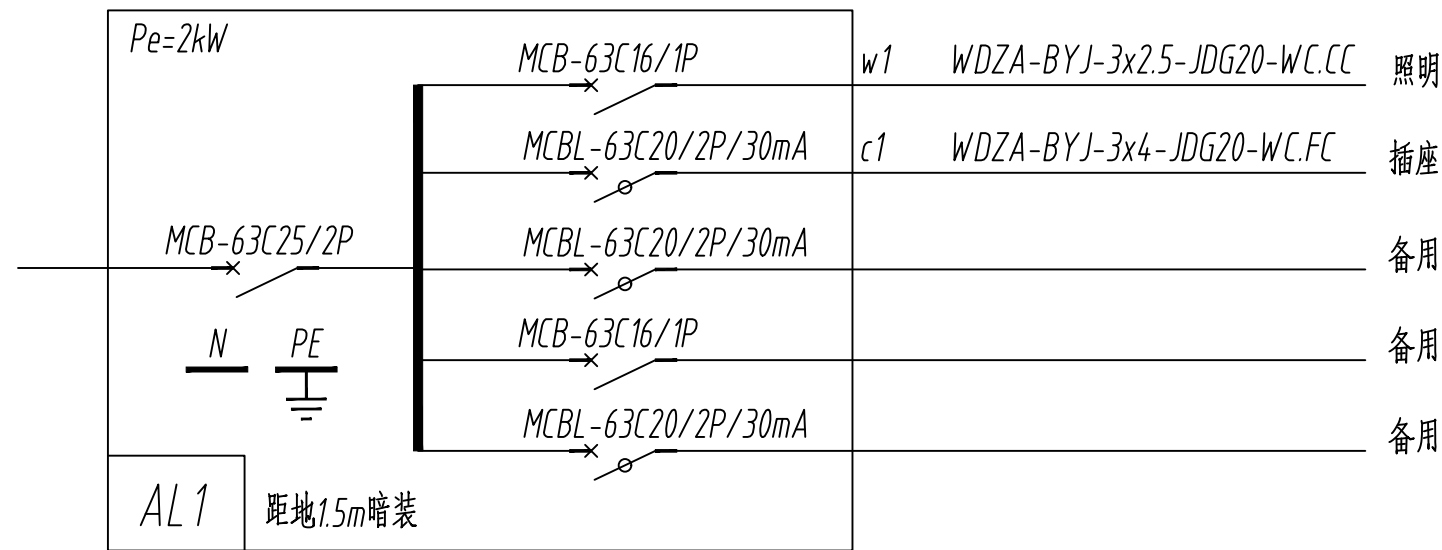

配电箱系统图 (一)

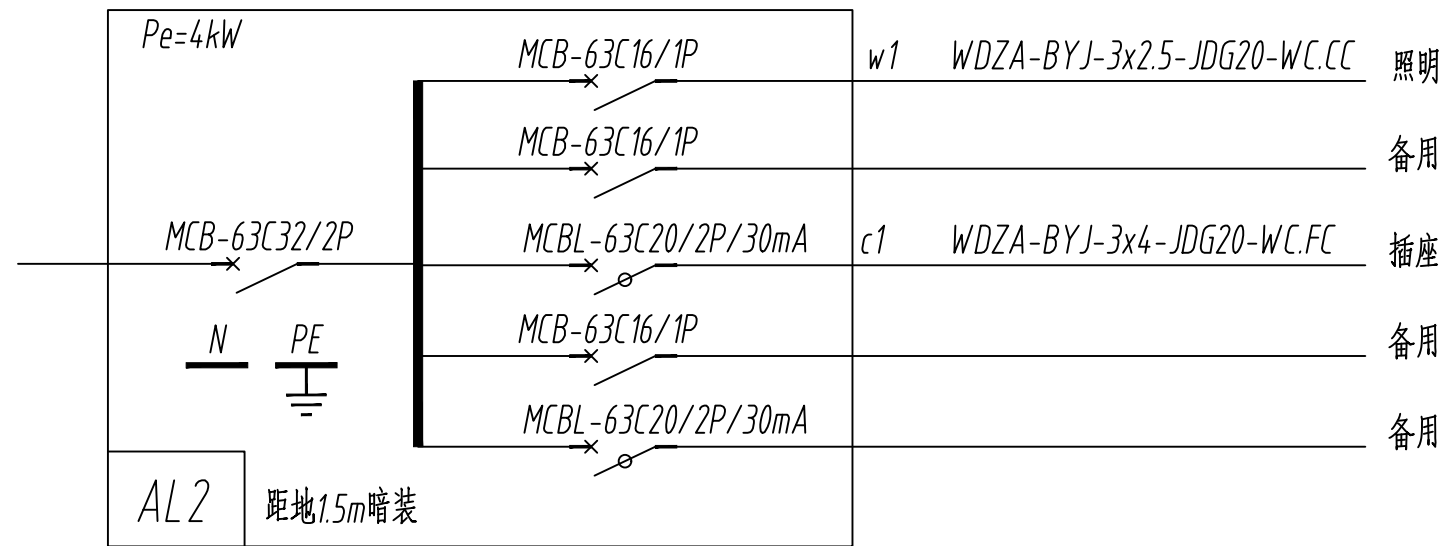


配电箱系统图 (二)

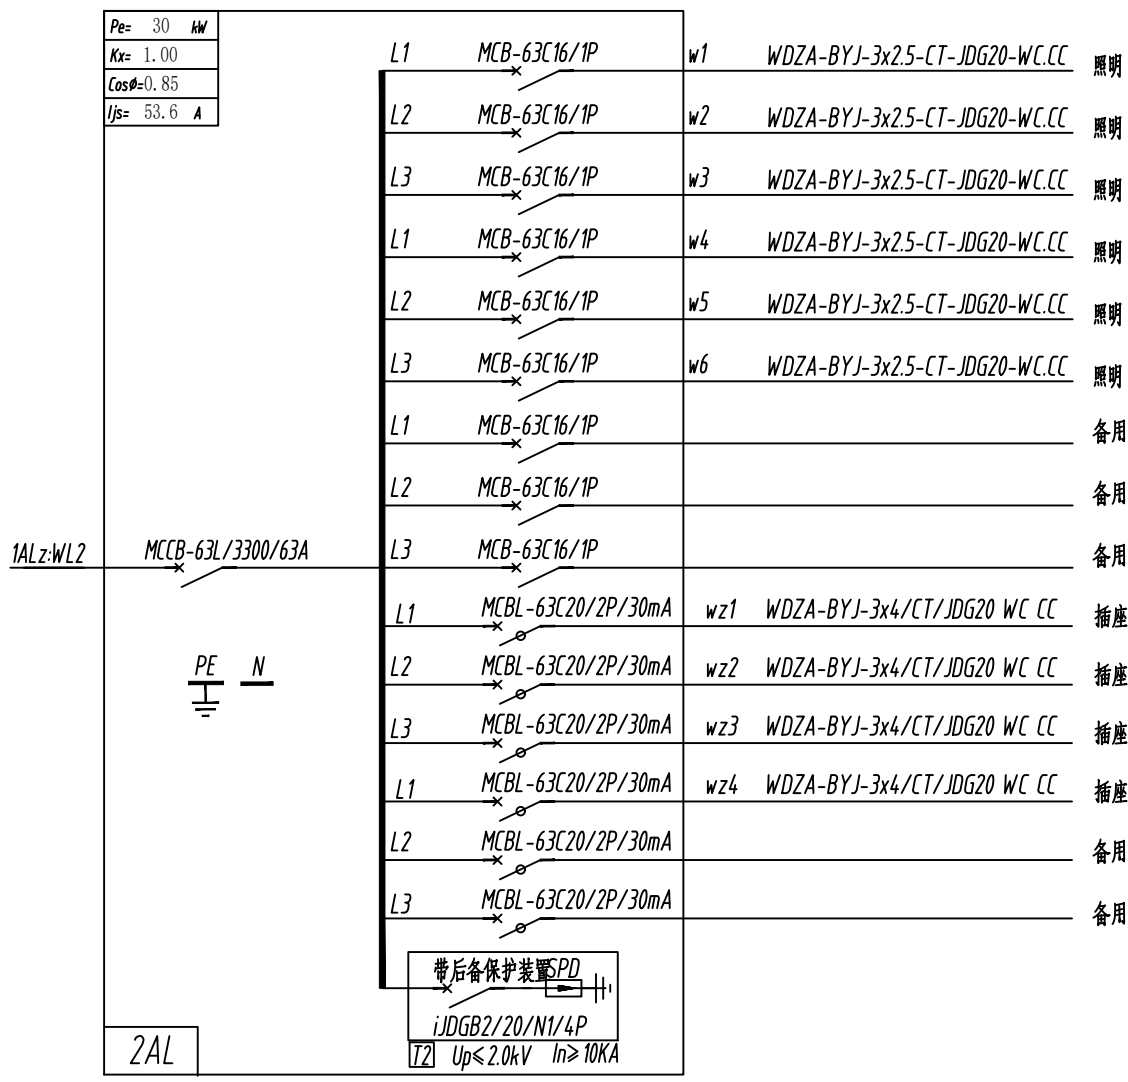


## 2 配电系统图

注：若需要智能控制，需厂家提供

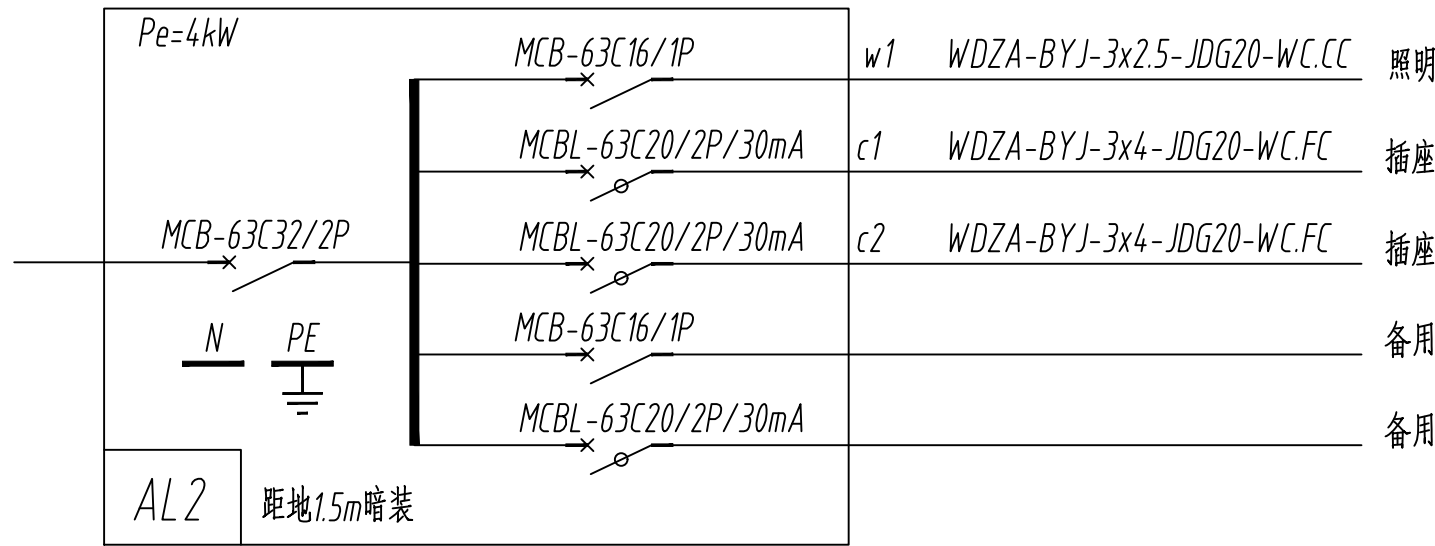

配电箱系统图 (二)

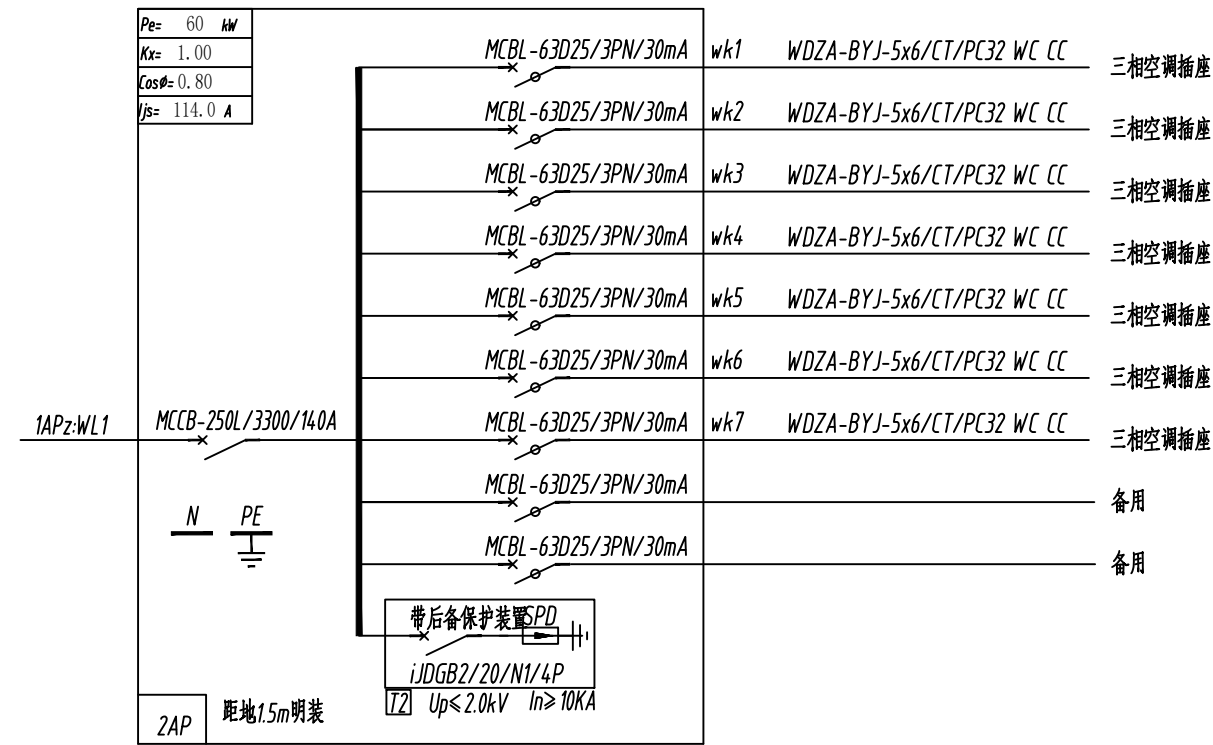

## 2 层空调及配电系统图



江西昌南建设集团有限公司  
设计证书编号：A136008106  
建筑行业甲级  
(建筑工程、人防工程)

**JIANG XI CHANG NAN  
CONSTRUCTION GROUP, LTD.**

2024.04	A	施工图
日 期	版本号	版本号说明

注册师执业印章  
Registration Stamp

审 核 人	张 洁 明	张洁明
审 核 人	汪 洪	汪洪
项目负责人	汪 洪	汪洪
专业负责人	吴 芬	吴芬
校 对	吴 芬	吴芬
设 计	吴 小 东	吴小东

建设单位 抚州市东乡区城市投资开发有限公司

项目名称	东乡区红星垦殖场垦区产业振兴及配套设施项目（一期）
------	---------------------------

子项名称	东乡区红星垦殖场垦区产业振兴及配套设施项目（一期）
------	---------------------------


工程代号	CNJS-2024-C140
------	----------------

图 纸 名 称	配电箱系统二
---------	--------

专 业	装饰电气	子 项 号	002D
设 计 阶 段	施工图	图 号	DS-03
版 本 号	A	比 例	1:100
图 纸 规 格		日 期	2024. 04

图纸未盖本院出图专用章施工无效

专业名称	专业名称	日期	专业名称	专业名称	日期
建筑构造	建筑构造		给排水	给排水	
电气	电气		暖通	暖通	
			总图	总图	

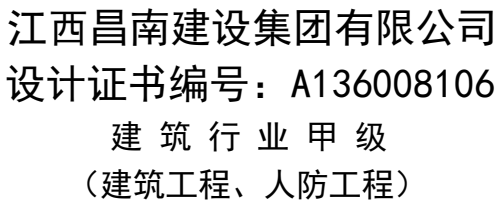

JIANGXI CHANGNAN  
CONSTRUCTION GROUP, LTD.

2024.04	A	施工图
日 期	版本号	版本号说明

注册师执业印章  
Registration Stamp

审 核 人	张 洁 明	张洁明
审 核 人	汪 洪	汪洪
项目负责人	汪 洪	汪洪
专业负责人	吴 芬	吴芬
校 对	吴 芬	吴芬
设 计	吴 小 东	吴小东


建设单位	抚州市东乡区城市投资开发有限公司
项目名称	东乡区红星垦殖场垦区产业振兴及配套设施项目（一期）
子项名称	东乡区红星垦殖场垦区产业振兴及配套设施项目（一期）









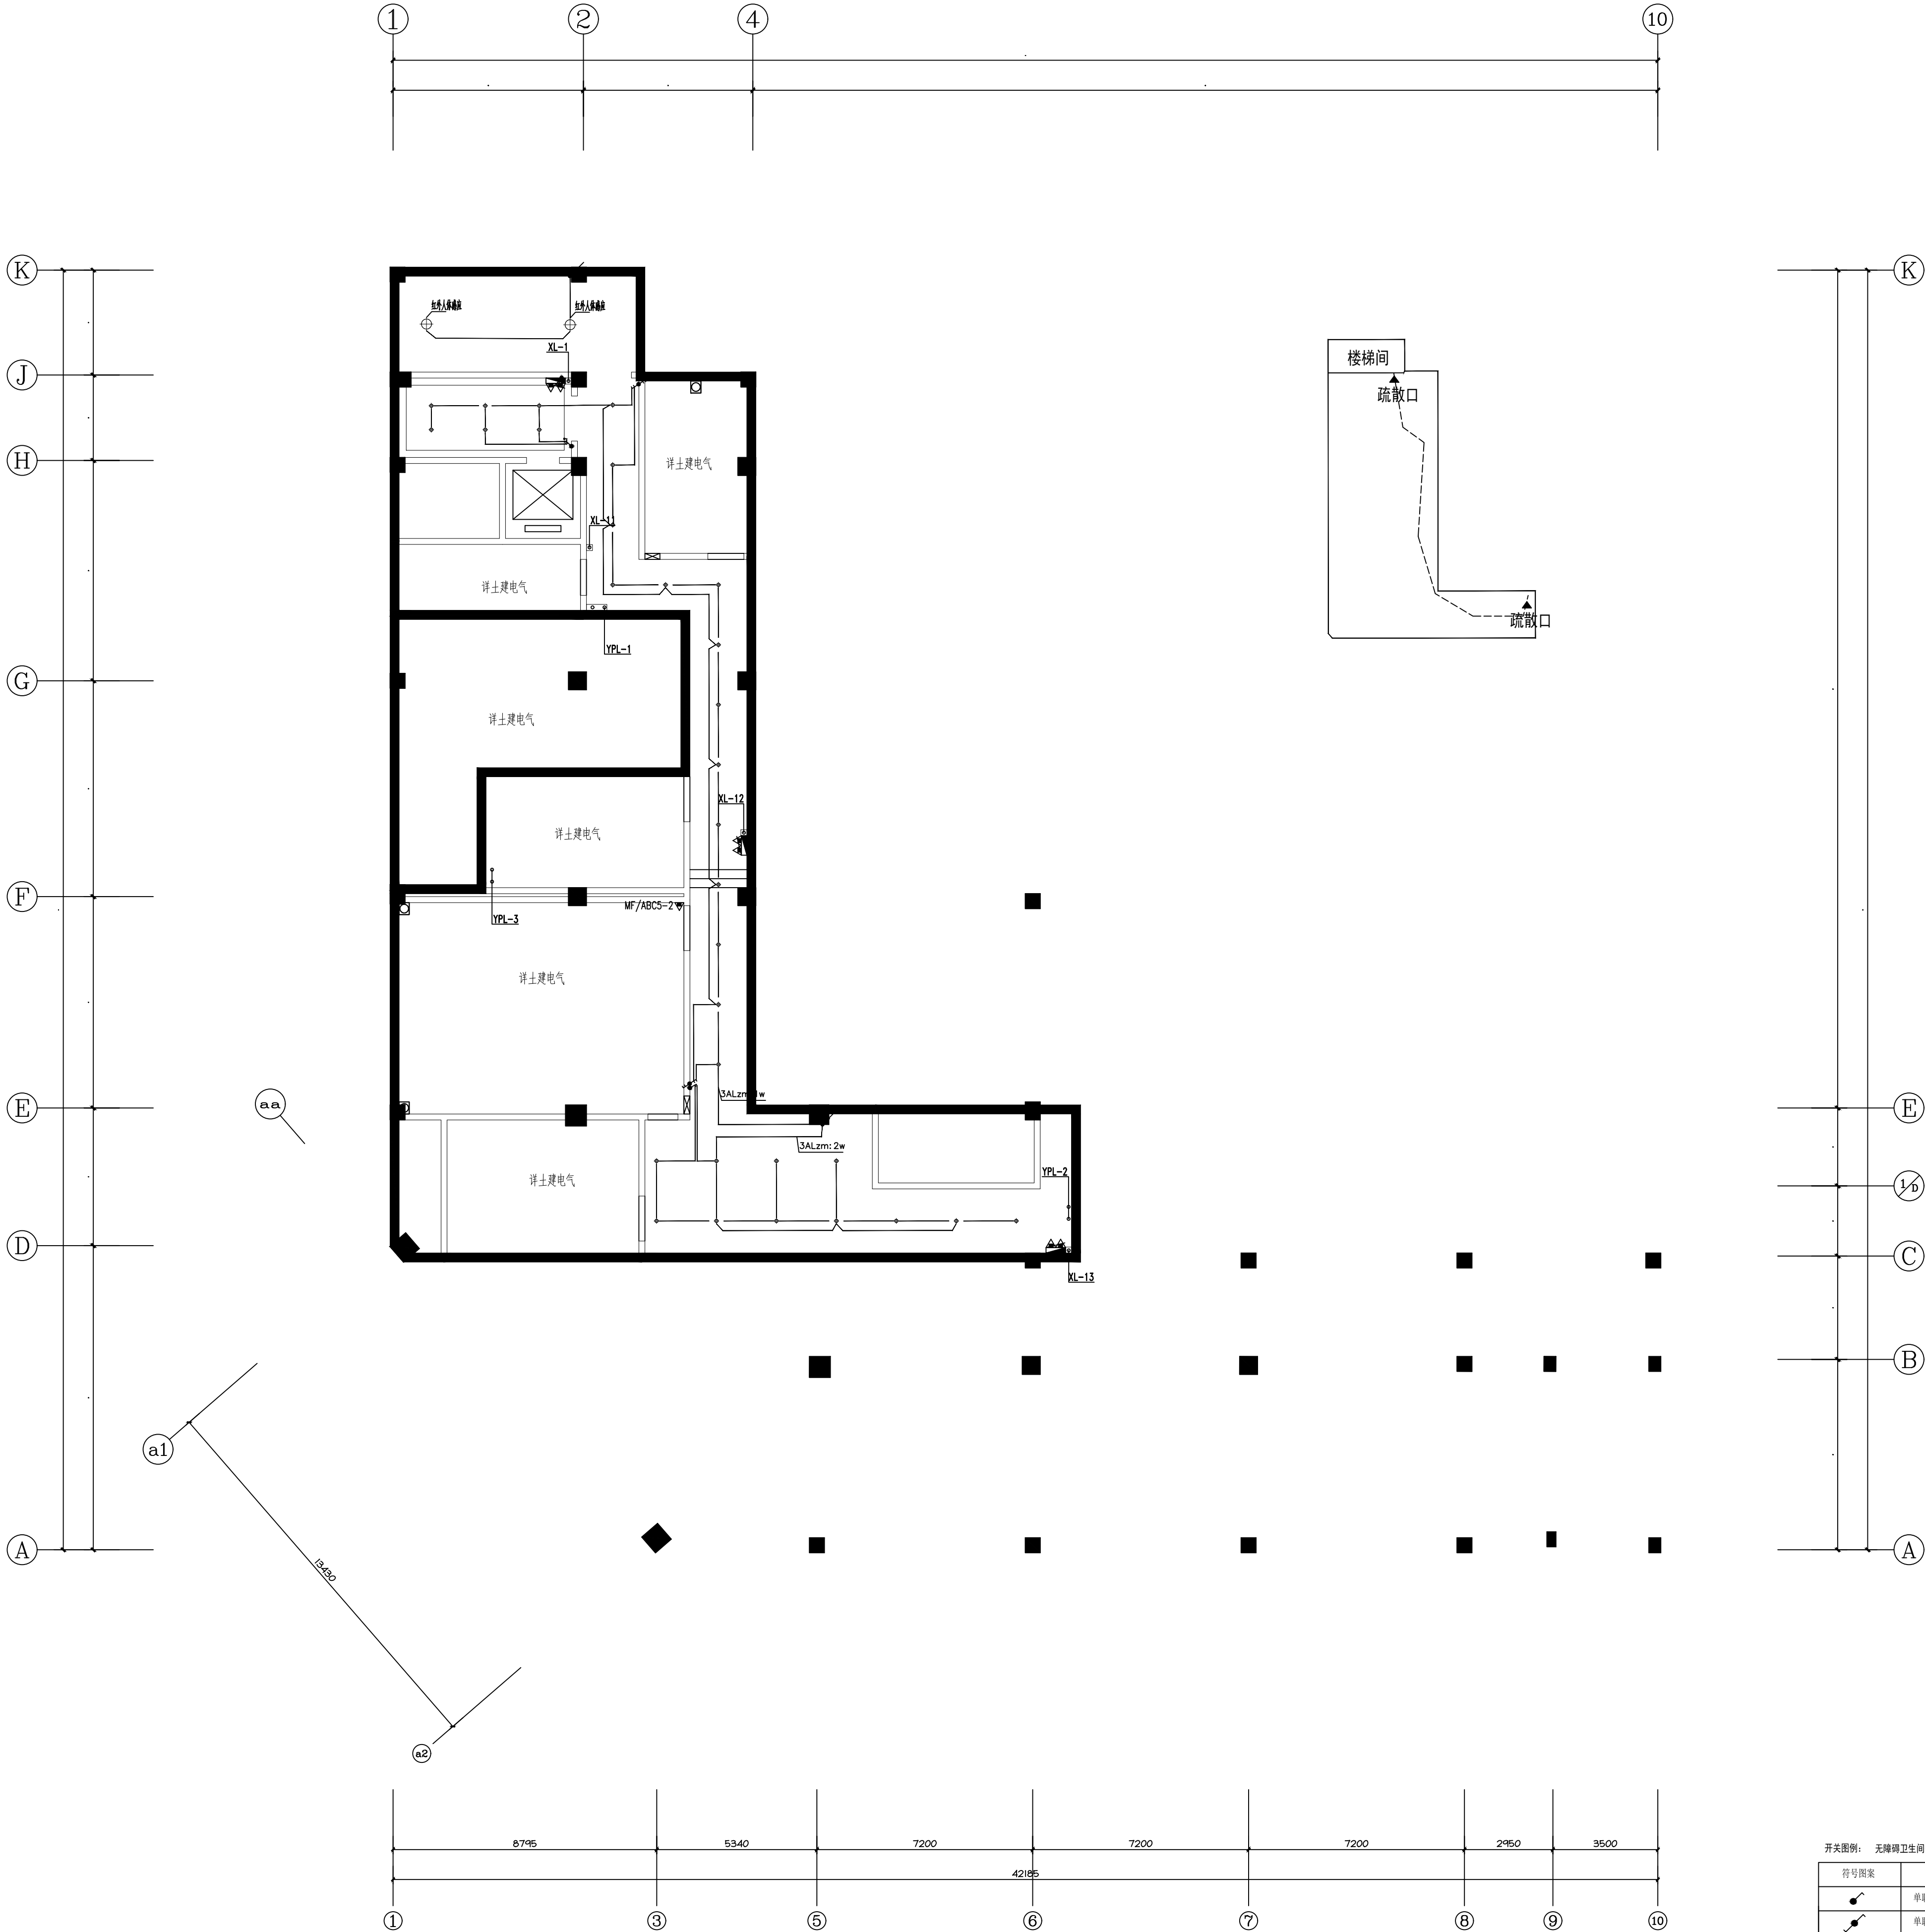

工程代号	CNJS-2024-C140
------	----------------

图 纸 名 称	地下室灯具控制图
---------	----------

专 业	装饰电气	子 项 号	002D
设 计 阶 段	施工图	图 号	DS-04
版 本 号	A	比 例	1:100
图 纸 规 格		日 期	2024. 04

图纸未盖本院出图专用章施工无效



灯具简例							
符号	名称	功率	色温	符号	名称	功率	色温
●	嵌入式筒灯(LED筒灯)	15W	4000K		筒灯带格栅	60W	
	600mm×600mm LED平板灯	12W	5000K		防水筒灯	12W	5000K
	圆形LED灯带	24W/m	4000K		双头LED灯脚	24W	4000K
	600mm×600mm LED平板灯	50W	5000K		艺术灯脚 (造型)	12W	5000K
	吸顶灯	12W	5000K		100×100方罩灯	48W	5000K
					100×100方罩灯	24W	5000K


符号图案	图名	型号及规格	安装高度 (除注明外)
	单联单控开关	10A, 250V	底边距地1.4m, 暗装
	双联单控开关	10A, 250V	底边距地1.4m, 暗装
	双联双控开关	10A, 250V	底边距地1.4m, 暗装
	三联单控开关	10A, 250V	底边距地1.4m, 暗装
	消防火灾报警手报示警	内装火灾报警、紧急报警	门框上1.2m, 暗装
	消防火灾报警(带报警)	集成报警按钮	底边距地0.9m, 暗装








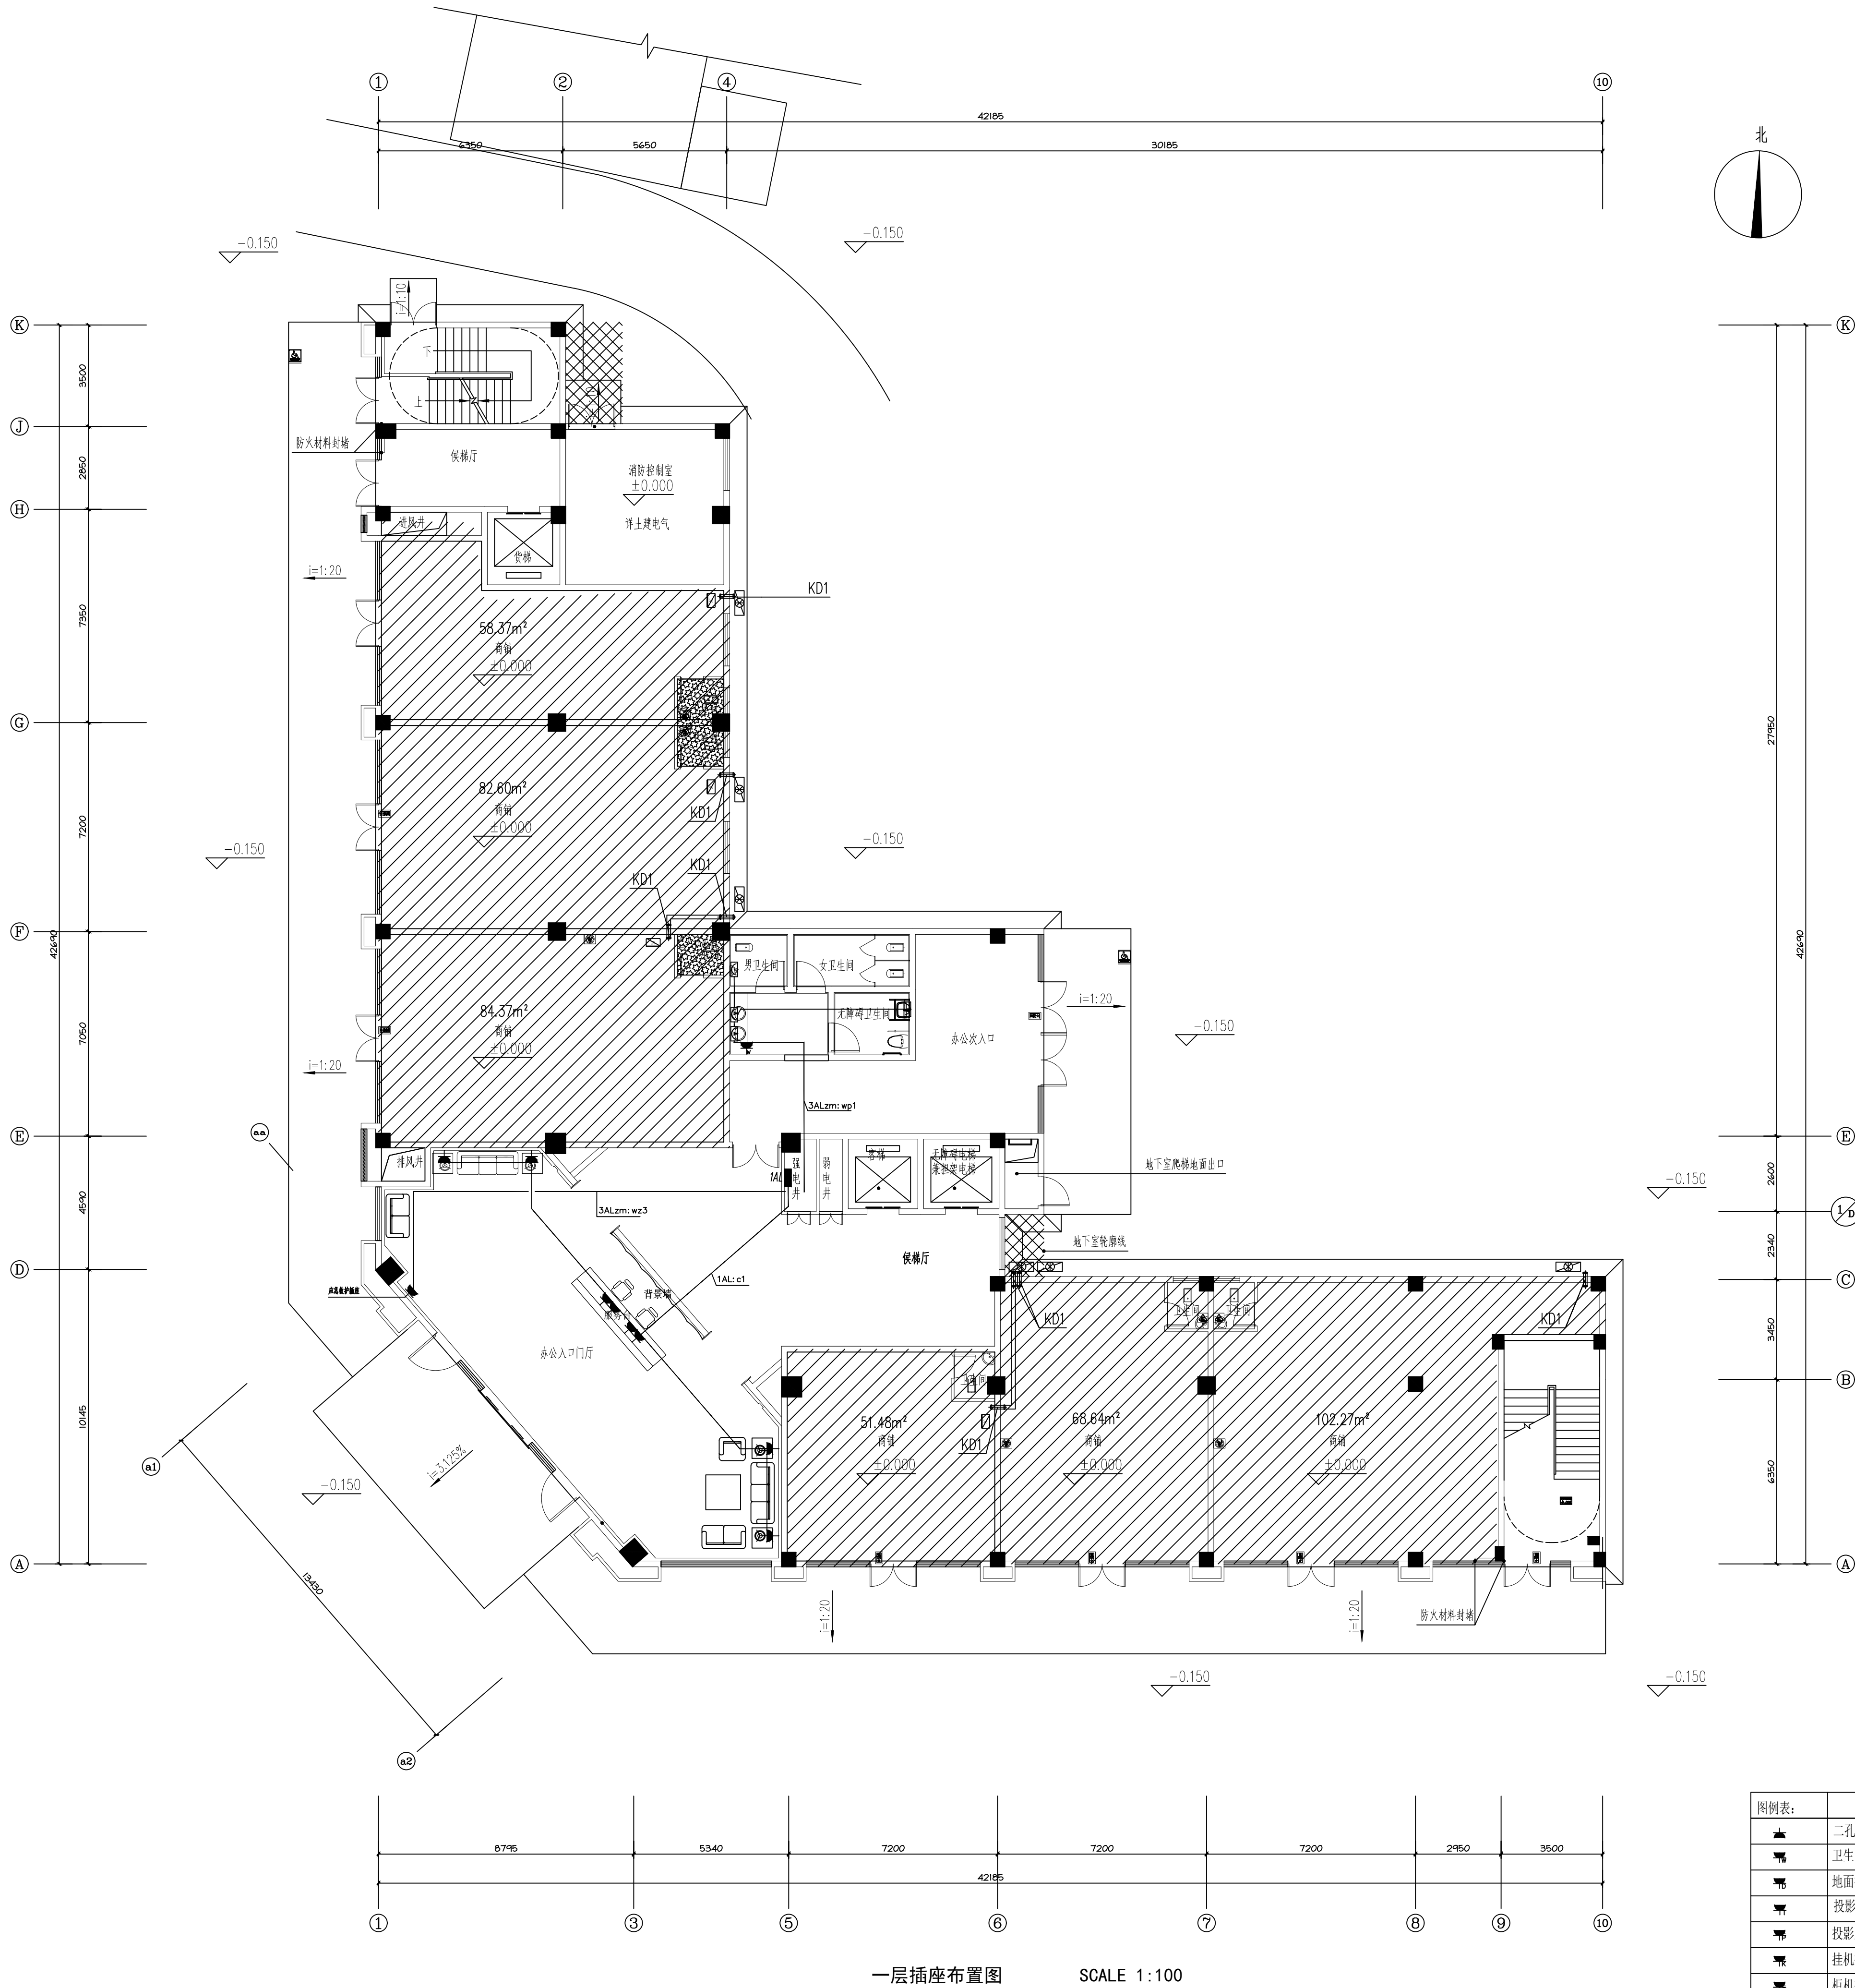

地下室灯具控制图 SCALE 1:100

 


专业	日期	签名	专业	日期	签名
建筑			给排水		
结构			暖通		
电气			弱电		

出图章	
-----	--



图例表:	名称	安装高度
	二孔、三孔插座(安全型)	底边距地0.3m, 暗装
	卫生间插座(安全型、防水型)	底边距地1.5m, 暗装
	地面插座(安全型)	底边距地0.0m, 暗装
	投影仪插座(安全型)	天花吸顶安装
	投影屏幕留线	天花吸顶安装
	挂机插座(安全型)	底边距地2.0m, 暗装
	柜机插座(安全型)	底边距地0.3m, 暗装
	三相空调空开箱(安全型)	底边距地0.5m, 暗装
	感应器(安全型、防水型)	



江西昌南建设集团有限公司  
设计证书编号: A136008106  
建筑行业 甲级  
(建筑工程、人防工程)

JIANGXI CHANGNAN  
CONSTRUCTION GROUP CO., LTD.

2024.04	A	施工图
日期	版本号	版本号说明
出图专用章 江西昌南建设集团有限公司 单位: 江西昌南建设集团有限公司 资质范围: 建筑行业 甲级 (建筑工程、人防工程) 资质等级: 甲级 编号: 01082 有效期至2028年12月		
注册师执业印章 Registration Stamp		
审核人	张洁明	汪洪
审核人	汪洪	吴芬
项目负责人	汪洪	吴芬
专业负责人	吴芬	吴小东
校对	吴芬	吴小东
设计	吴小东	
建设单位	抚州市东乡区城市投资开发有限公司	
项目名称	东乡区红星垦场垦区产业振兴及配套设施项目(一期)	
子项目名称	东乡区红星垦场垦区产业振兴及配套设施项目(一期)	
工程代号	CNJS-2024-C140	
图纸名称	一层插座布置图	
专业	装饰电气	子项号 002D
设计阶段	施工图	图号 DS-05
版本号	A	比例 1:100
图纸规格		日期 2024.04
图纸未盖本院出图专用章施工无效		

专业名称	日期	专业名称	日期
建筑		给排水	
结构		暖通	
电气		暖通	



江西昌南建设集团有限公司  
设计证书编号：A136008106  
建筑行业 甲级  
(建筑工程、人防工程)

JIANGXI CHANGNAN  
CONSTRUCTION GROUP CO., LTD

2024.04 A 施工图  
日期 版本号 版本号说明

出图专用章  
江西省建设工程设计文件出图专用章  
单位：江西昌南建设集团有限公司  
资质范围：建筑行业 甲级  
(建筑工程、人防工程) 注册证号：A136008106  
编号：01082 有效期至2028年12月

注册师执业印章  
Registration Stamp

审核人 张洁明  
审核人 汪洪  
项目负责人 汪洪  
专业负责人 吴芬  
校对 吴芬  
设计 吴小东

建设单位 抚州市东乡区城市投资开发有限公司  
项目名称 东乡区红星垦场垦区产业振兴及配套设施项目(一期)  
子项目名称 东乡区红星垦场垦区产业振兴及配套设施项目(一期)

工程代号 CNJS-2024-C140

图纸名称 一层灯具控制图


专业 装饰电气 子项号 002D








设计阶段 施工图 图号 DS-06

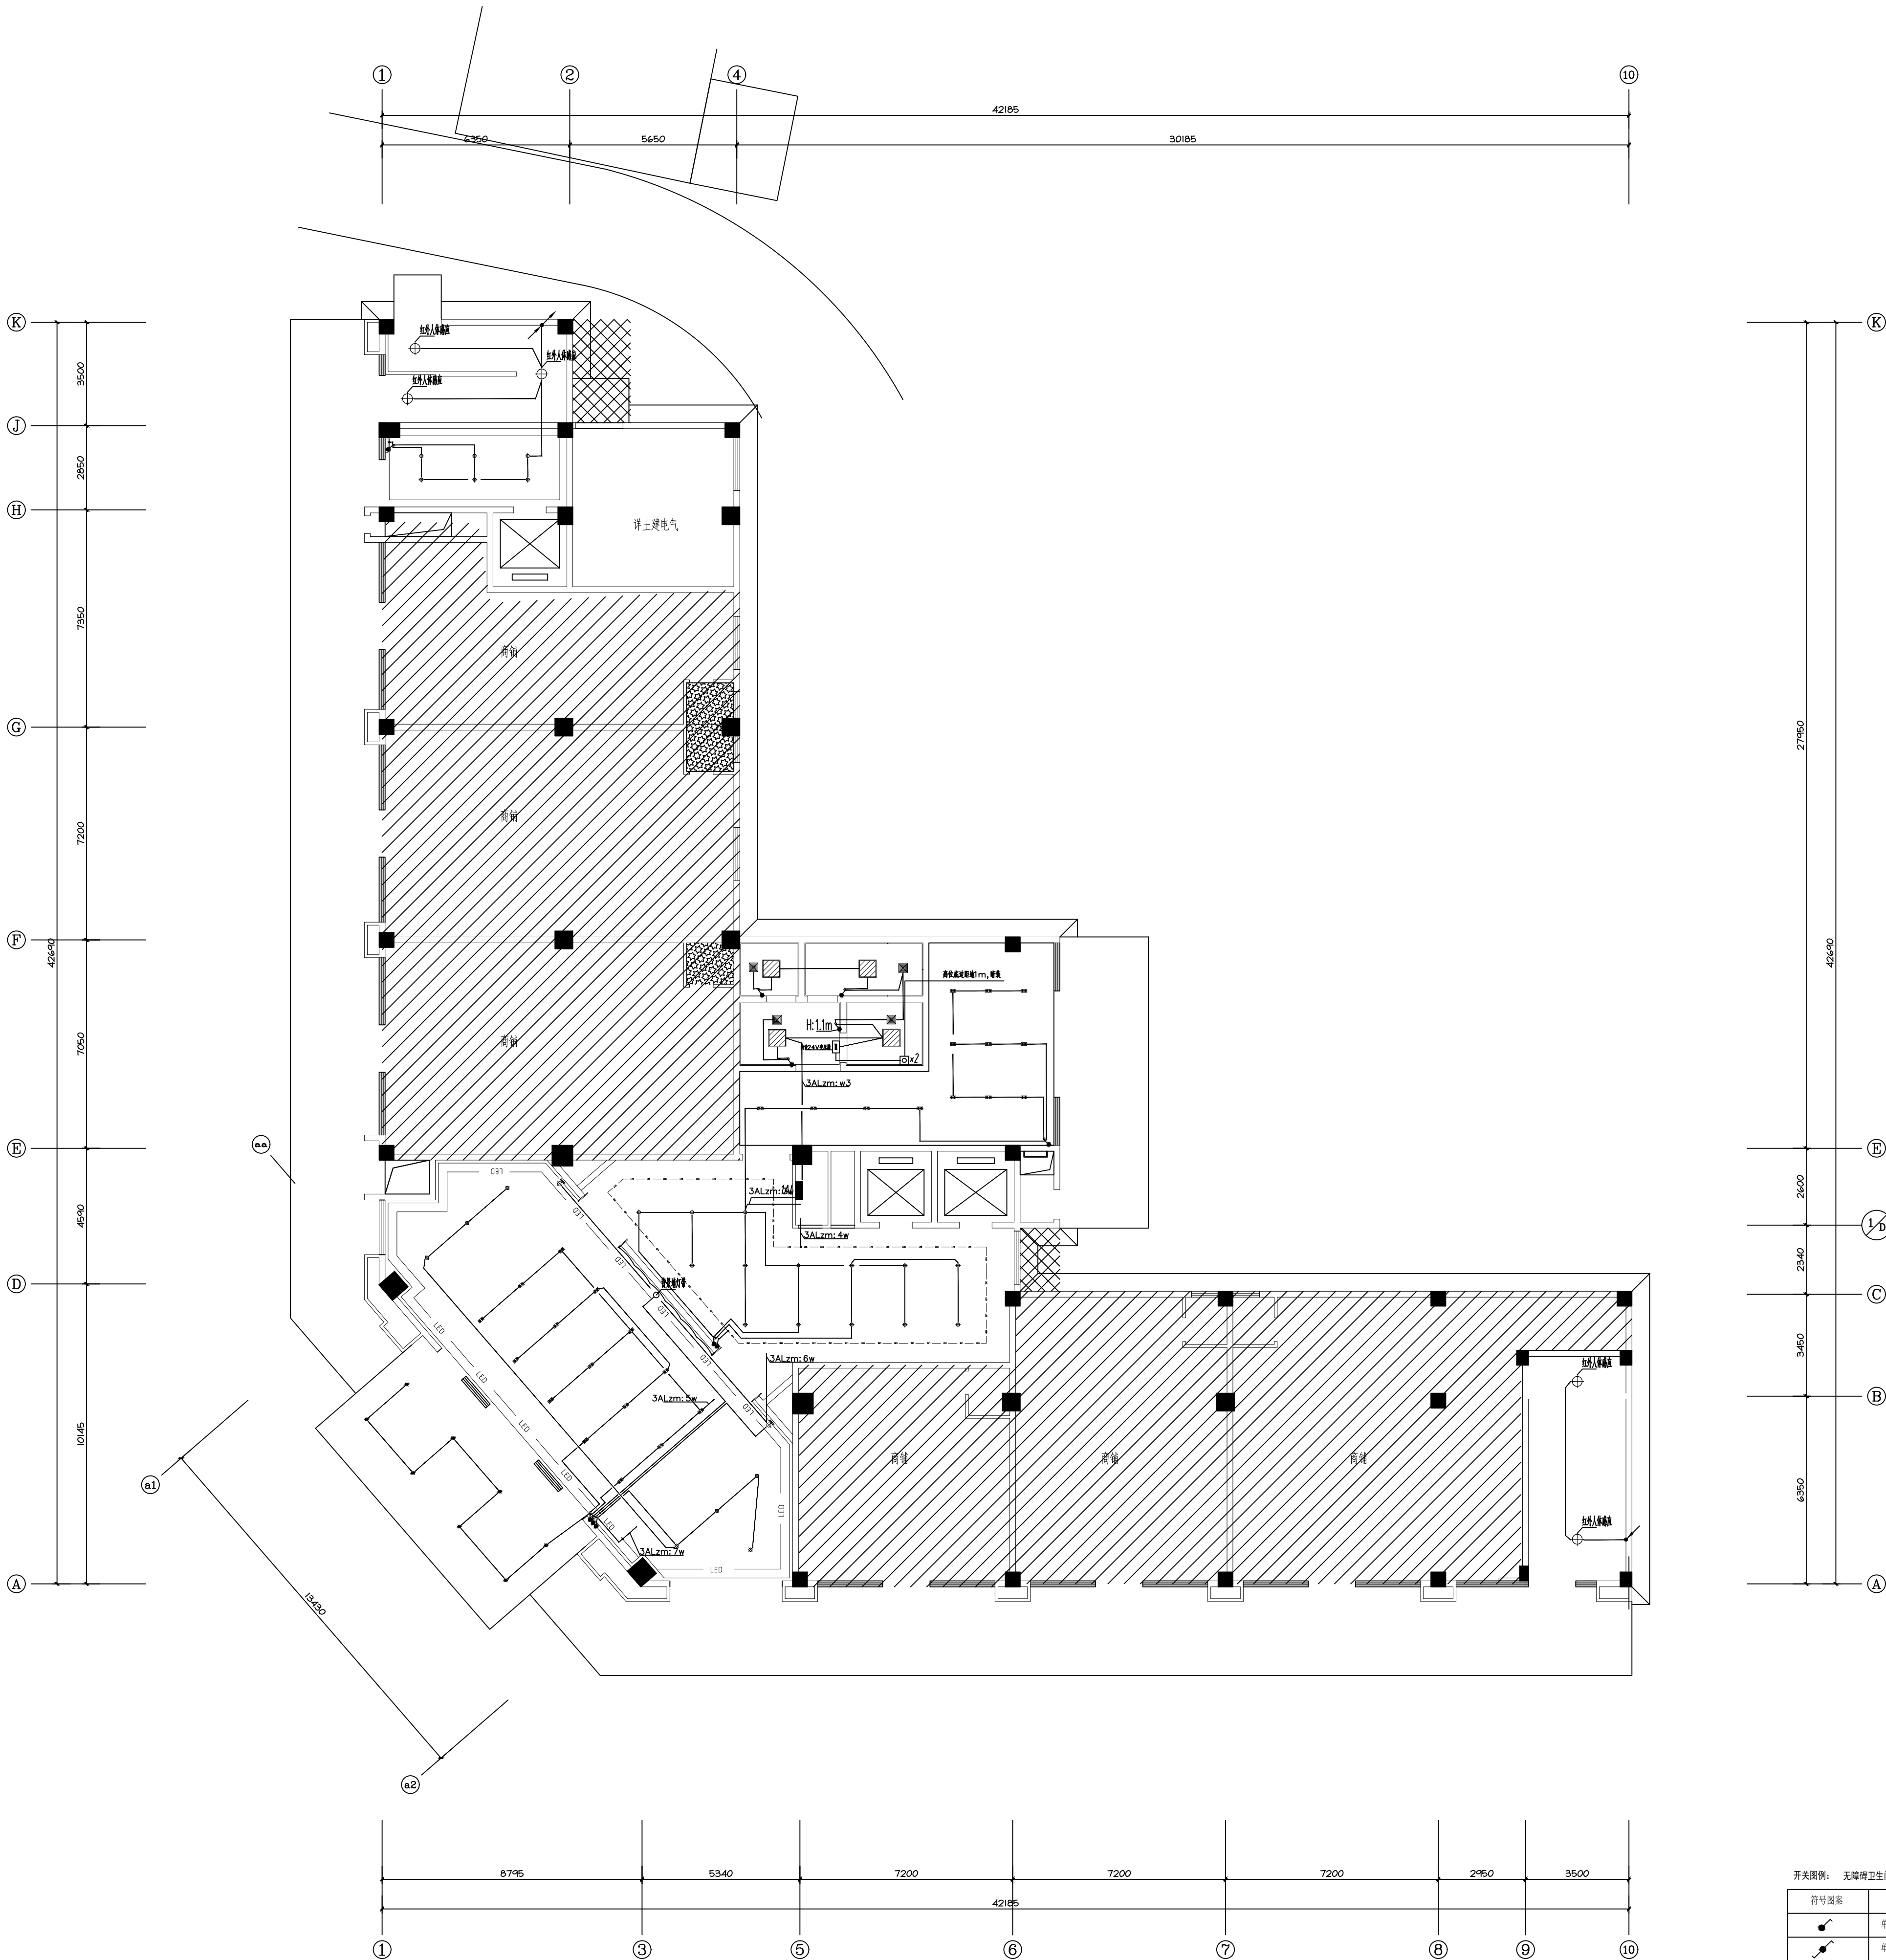版本号 A 比例 1:100

图纸规格 日期 2024.04

 图纸未盖本院出图专用章施工无效



灯具图例							
符号	名称	功率	色温	符号	名称	功率	色温
●	嵌入式筒灯LED筒灯	15W	4000K		排风扇	60W	
■	600*600防雨LED平板灯	12W	5000K	◆	防水筒灯	12W	5000K
—	筒灯LED灯带	24W/m	4000K		双头斗胆灯	24W	4000K
	600*600成品LED平板灯	58W	5000K		艺术壁灯（造型）	12W	5000K
	吸顶灯	12W	5000K		100*1200方通灯	48W	5000K
					100*1200方通灯	24W	5000K


出图章

一层灯具控制图 SCALE 1:100


开关图例：无碍碍卫生间开关面板高度1.1米，详见灯具控制图

符号图案	图名	型号及规格	安装高度(备注明)
◆	单联单控开关	10A, 250V	底边距地1.4m, 暗装
◆	单联双控开关	10A, 250V	底边距地1.4m, 暗装
◆	双联单控开关	10A, 250V	底边距地1.4m, 暗装
◆	双联双控开关	10A, 250V	底边距地1.4m, 暗装
◆	三联单控开关	10A, 250V	底边距地1.4m, 暗装
◆	线控人感红外光显示牌	10A, 250V	底边距地1.4m, 暗装
◆	线控人感红外光显示牌	10A, 250V	底边距地1.4m, 暗装



 

专业名称	给排水工程	专业名称	暖通工程
专业名称	电气工程	专业名称	总图

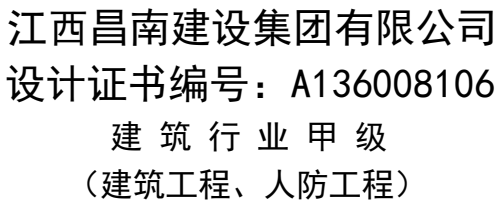

JIANGXI CHANGNAN  
CONSTRUCTION GROUP, LTD.

2024.04	A	施工图
日 期	版本号	版本号说明

注册师执业印章  
Registration Stamp

审 核 人	张 洁 明	张洁明
审 核 人	汪 洪	汪洪
项目负责人	汪 洪	汪洪
专业负责人	吴 芬	吴芬
校 对	吴 芬	吴芬
设 计	吴 小 东	吴晓东

建设单位|抚州市东乡区城市投资开发有限公司

项 目 名 称	东乡区红星垦殖场垦区产业振兴及配套设施项目（一期）
---------	---------------------------

子项名称	东乡区红星垦殖场垦区产业振兴及配套设施项目（一期）
------	---------------------------

工程代号	CNJS-2024-C140
------	----------------

图 纸 名 称	二层灯具控制图
---------	---------


专	业	装饰电气	子项号	002D
---	---	------	-----	------









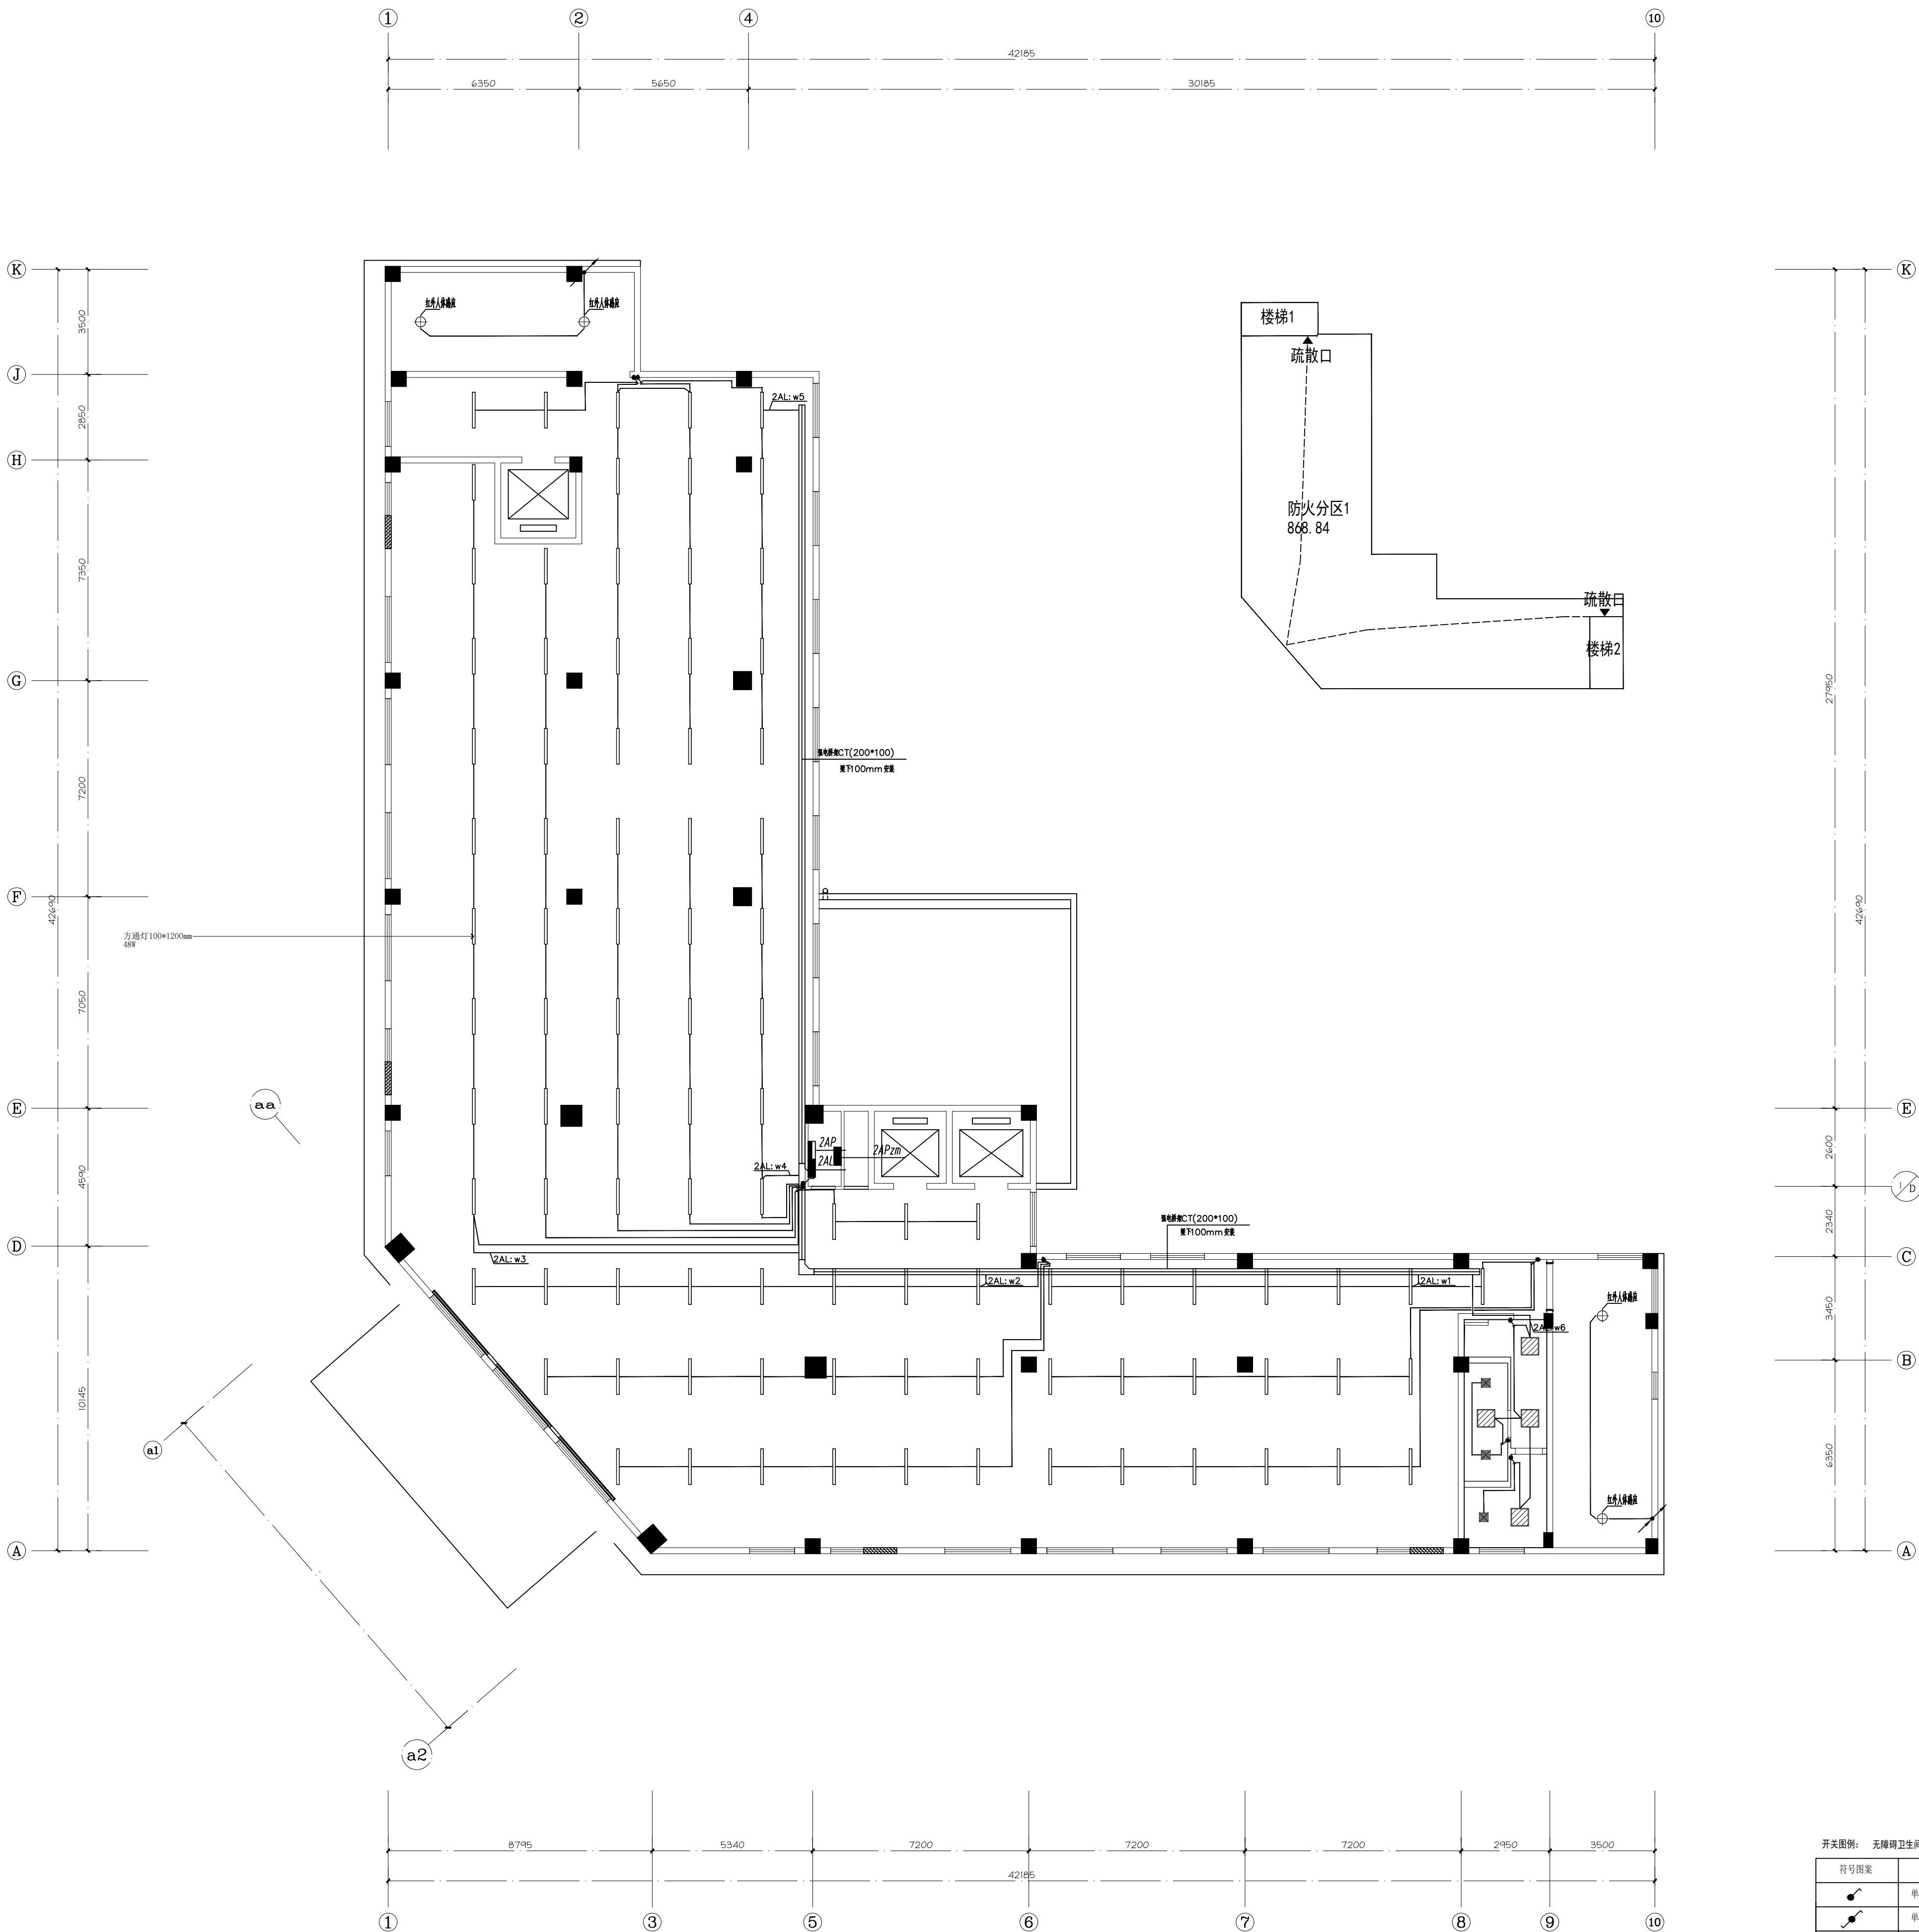


设计阶段	施工图	图号	DS-08
------	-----	----	-------

版 本 号	A	比 例	1:100
-------	---	-----	-------

图 纸 规 格	日 期	2024.04
---------	-----	---------

图纸未盖本院出图专用章施工无效



灯具图例							
符号	名称	功率	色温	符号	名称	功率	色温
	嵌入式暗藏LED筒灯	15W	4000K		防水灯	60W	
	600*600的暗藏LED平板灯	12W	5000K		防水筒灯	12W	5000K
	暗藏LED灯带	24W	4000K		双头LED灯	12W	4000K
	600*600的显色LED平板灯	50W	5000K		艺术灯(造型)	12W	5000K
	吸顶灯	12W	5000K		100*1200方罩灯	40W	3000K
					100*1200方罩灯	24W	5000K

开关系列： 无碍开关系列开关板高度1米，详见产品详细制图			
符号图案	图名	型号及规格	安装高度（除注明外）
	单联单控开关	10A, 250V	底边距地1m, 暗装
	单联单控开关	10A, 250V	底边距地1m, 暗装
	双联单控开关	10A, 250V	底边距地1m, 暗装
	双联双控开关	10A, 250V	底边距地1m, 暗装
	三联单控开关	10A, 250V	底边距地1m, 暗装
	供他人求助产品显示按钮	内装24V交流电, 集装按钮	门框上高0.2m, 暗装
	供他人求助按钮（配按钮）	集成按钮器	高位距地面1.5m, 暗装




专业名称	给排水	暖通	电气
日期			
专业名称	给排水	暖通	电气
日期			
专业名称	给排水	暖通	电气
日期			



江西昌南建设集团有限公司  
设计证书编号：A136008106  
建筑行业 甲级  
(建筑工程、人防工程)

JIANGXI CHANGNAN  
CONSTRUCTION GROUP CO., LTD

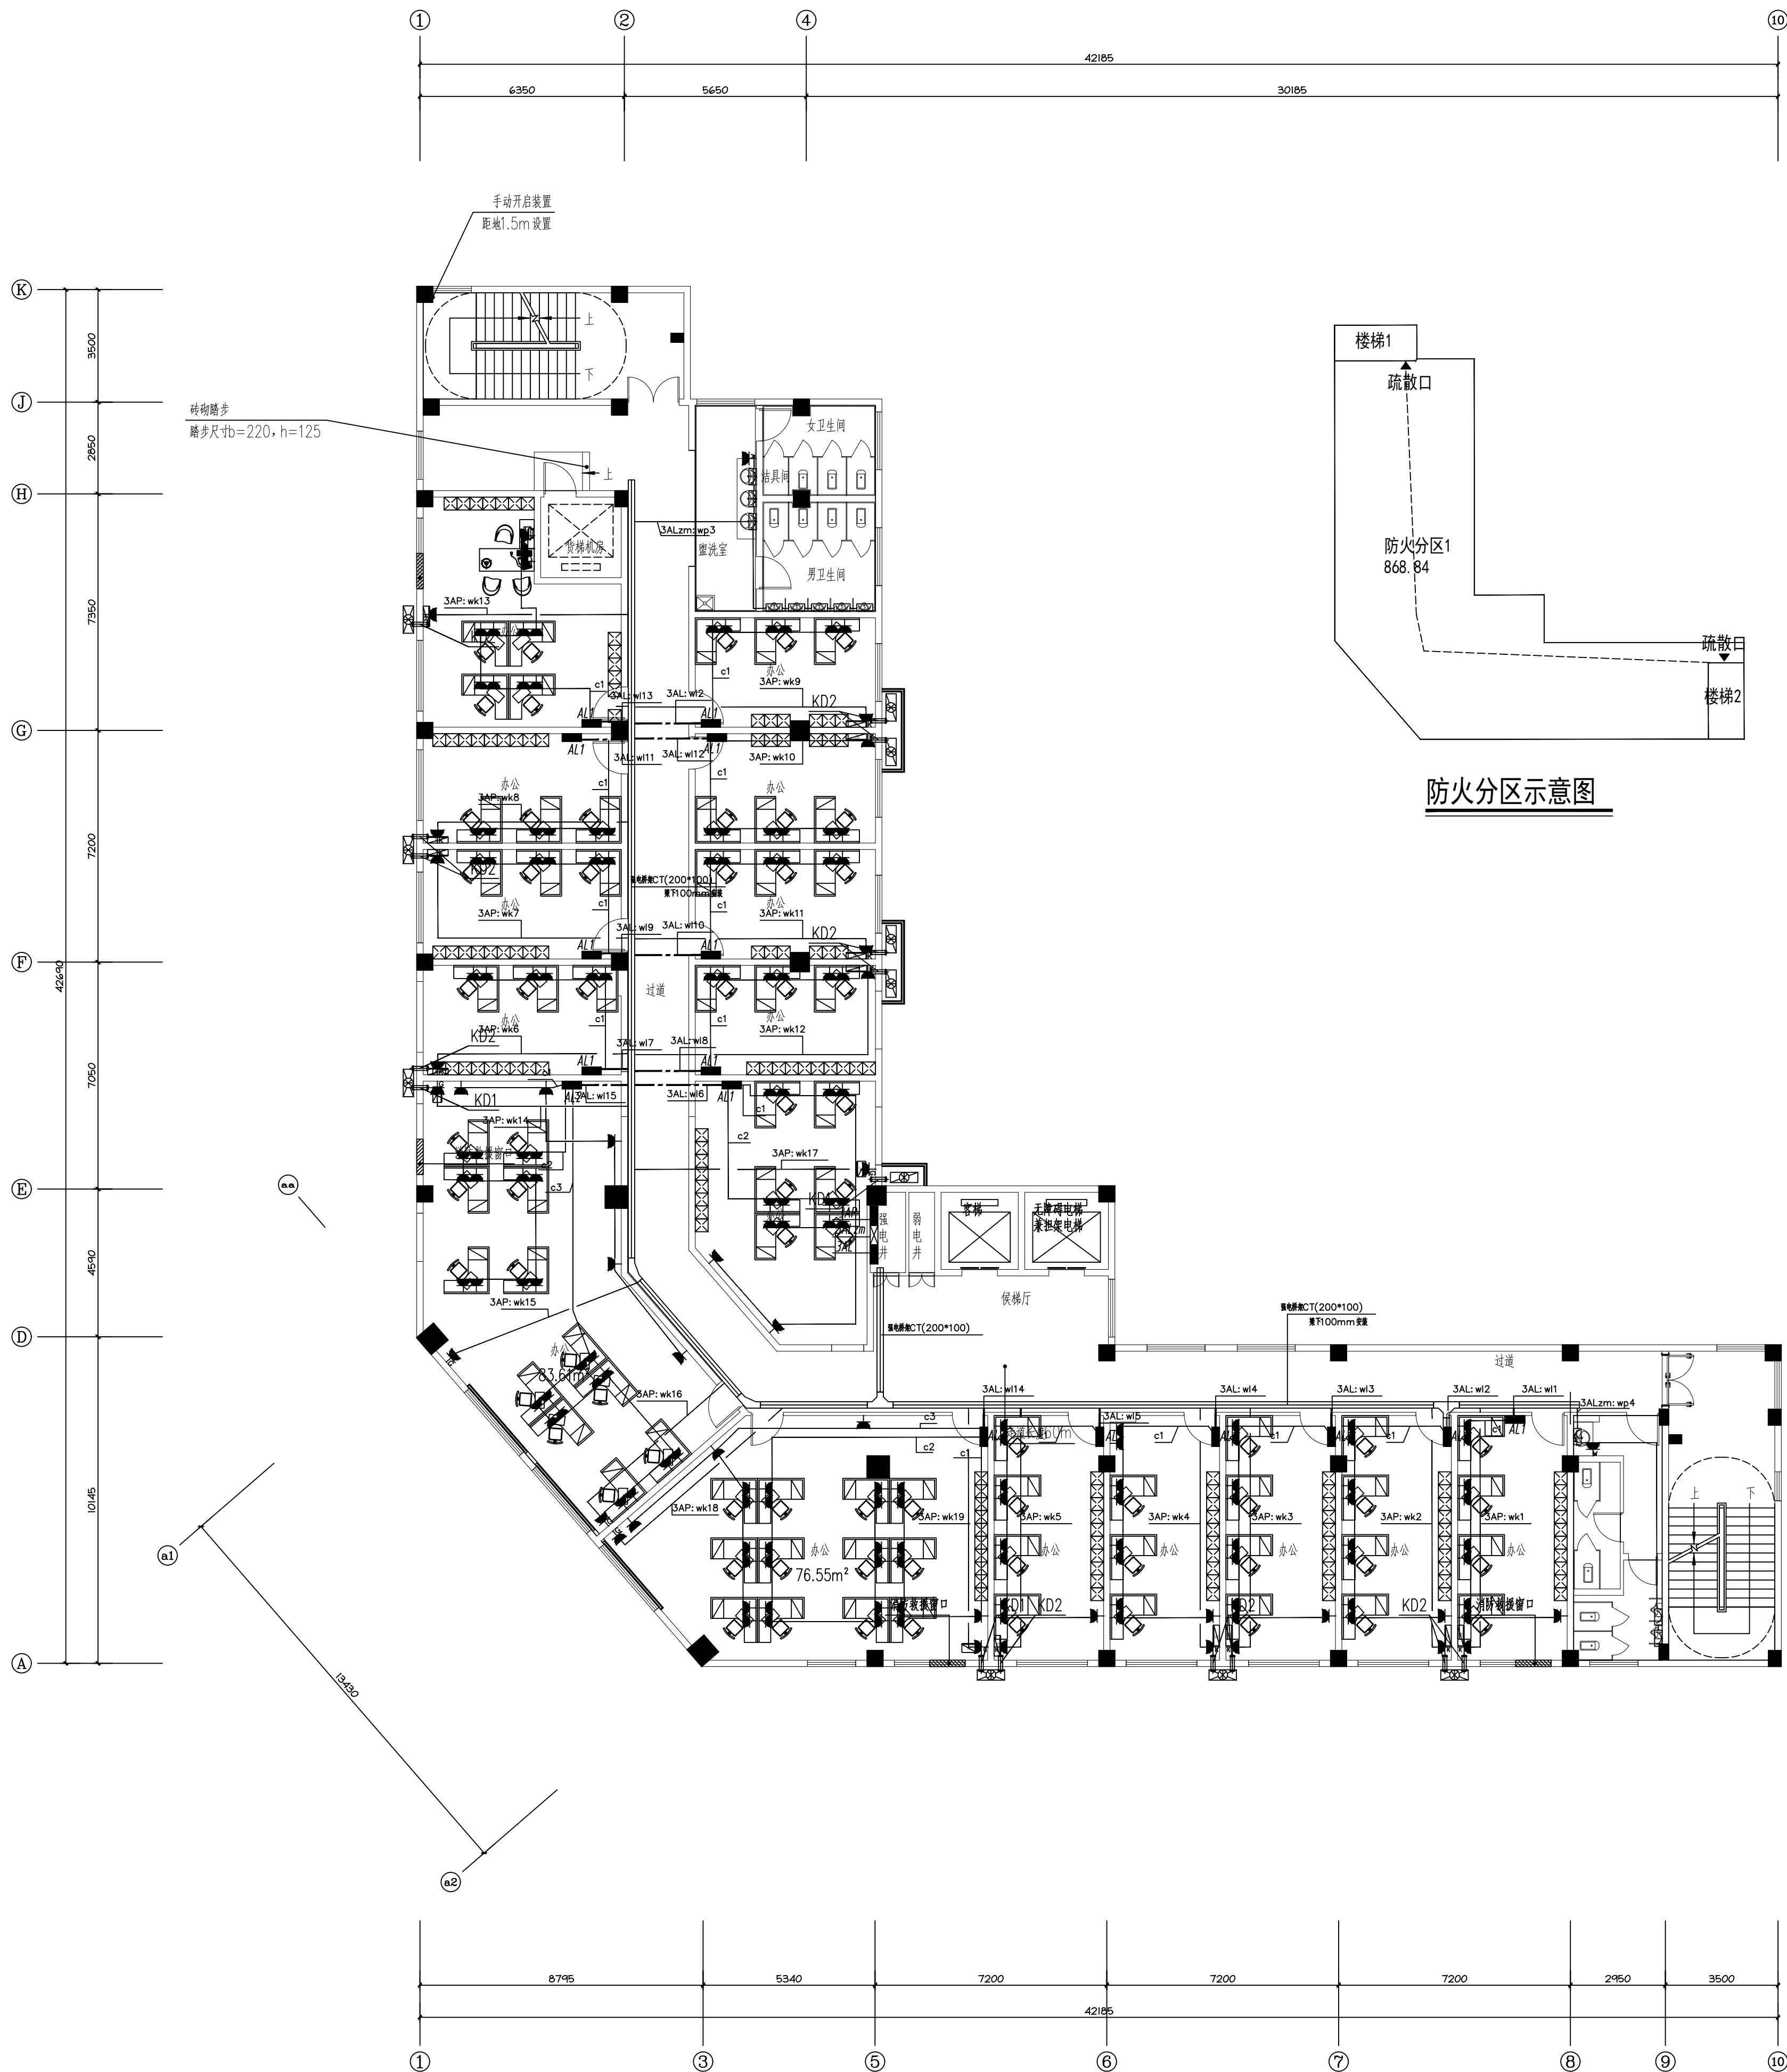

防火分区示意图

三层插座布置图 SCALE 1:100










图例表:	名称	安装高度
	二孔、三孔插座(安全型)	底边距地0.3m,暗装
	卫生间插座(安全型、防水盖)	底边距地1.5m,暗装
	地面插座(安全型)	底边距地0.0m,暗装
	投影机插座(安全型)	天花吸顶安装
	投影屏幕留线	天花吸顶安装
	挂机插座(安全型)	底边距地2.0m,暗装
	柜机插座(安全型)	底边距地0.3m,暗装
	三相空调空开箱(安全型)	底边距地0.5m,暗装
	感应器(安全型、防水型)	

图 纸 名 称	三层插座布置图
专 业	装饰电气
子 项 号	002D
设计阶段	施工图
图 号	DS-09
版 本 号	A
比 例	1:100
图 纸 规 格	日期 2024.04
图 纸 未 盖 本 院 出 图 专 用 章 施 工 无 效	

2024.04	A	施工图
日 期	版本号	版本号说明
出图专用章	江西昌南建设集团有限公司设计文件出图专用章	
单 位	江西昌南建设集团有限公司	
资质范围	建筑行业 甲级	
(建筑工程、人防工程)	赣建建字第: A136008106	
编 号	01082	有效期至2028年12月

注册师执业印章	Registration Stamp
---------	--------------------

审 核 人	张 洁 明	汪 洪
审 核 人	汪 洪	吴 芬
项目负责	汪 洪	吴 芬
专业负责	吴 芬	吴 芬
校 对	吴 芬	吴 芬
设 计	吴 小 东	吴 小 东
建 设 单 位	抚州市东乡区城市投资开发有限公司	
项 目 名 称	东乡区红星垦场垦区产业振兴及配套设施项目(一期)	
子 项 名 称	东乡区红星垦场垦区产业振兴及配套设施项目(一期)	
工 程 代 号	CNJS-2024-C140	

专业名称	给排水工程	专业名称	暖通工程
专业名称	电气工程	专业名称	总图



江西昌南建设集团有限公司  
设计证书编号: A136008106  
建筑行业甲级  
(建筑工程、人防工程)

**JIANG XI CHANG NAN  
CONSTRUCTION GROUP.,LTD**

2024. 04	A	施工图
日 期	版本号	版本号说明

注册师执业印章  
Registration Stamp

审 核 人	张 洁 明	
审 核 人	汪 洪	
项目负责人	汪 洪	
专业负责人	吴 芬	
校 对	吴 芬	
设 计	吴 小 东	

建设单位 抚州市东乡区城市投资开发有限公司

项 目 名 称	东乡区红星垦殖场垦区产业振兴及配套设施项目（一期）
子 项 名 称	东乡区红星垦殖场垦区产业振兴及配套设施项目（一期）

工程代号	CNJS-2024-C140
------	----------------

图 纸 名 称	三层灯具控制图
---------	---------


专	业	装饰电气	子项号	0020
---	---	------	-----	------

设计阶段	施工图	图号	DS-10
------	-----	----	-------

版 本 号	A	比 例	1:100
-------	---	-----	-------

图 纸 规 格	日 期	2024.04
---------	-----	---------

图纸未盖本院出图专用章施工无效

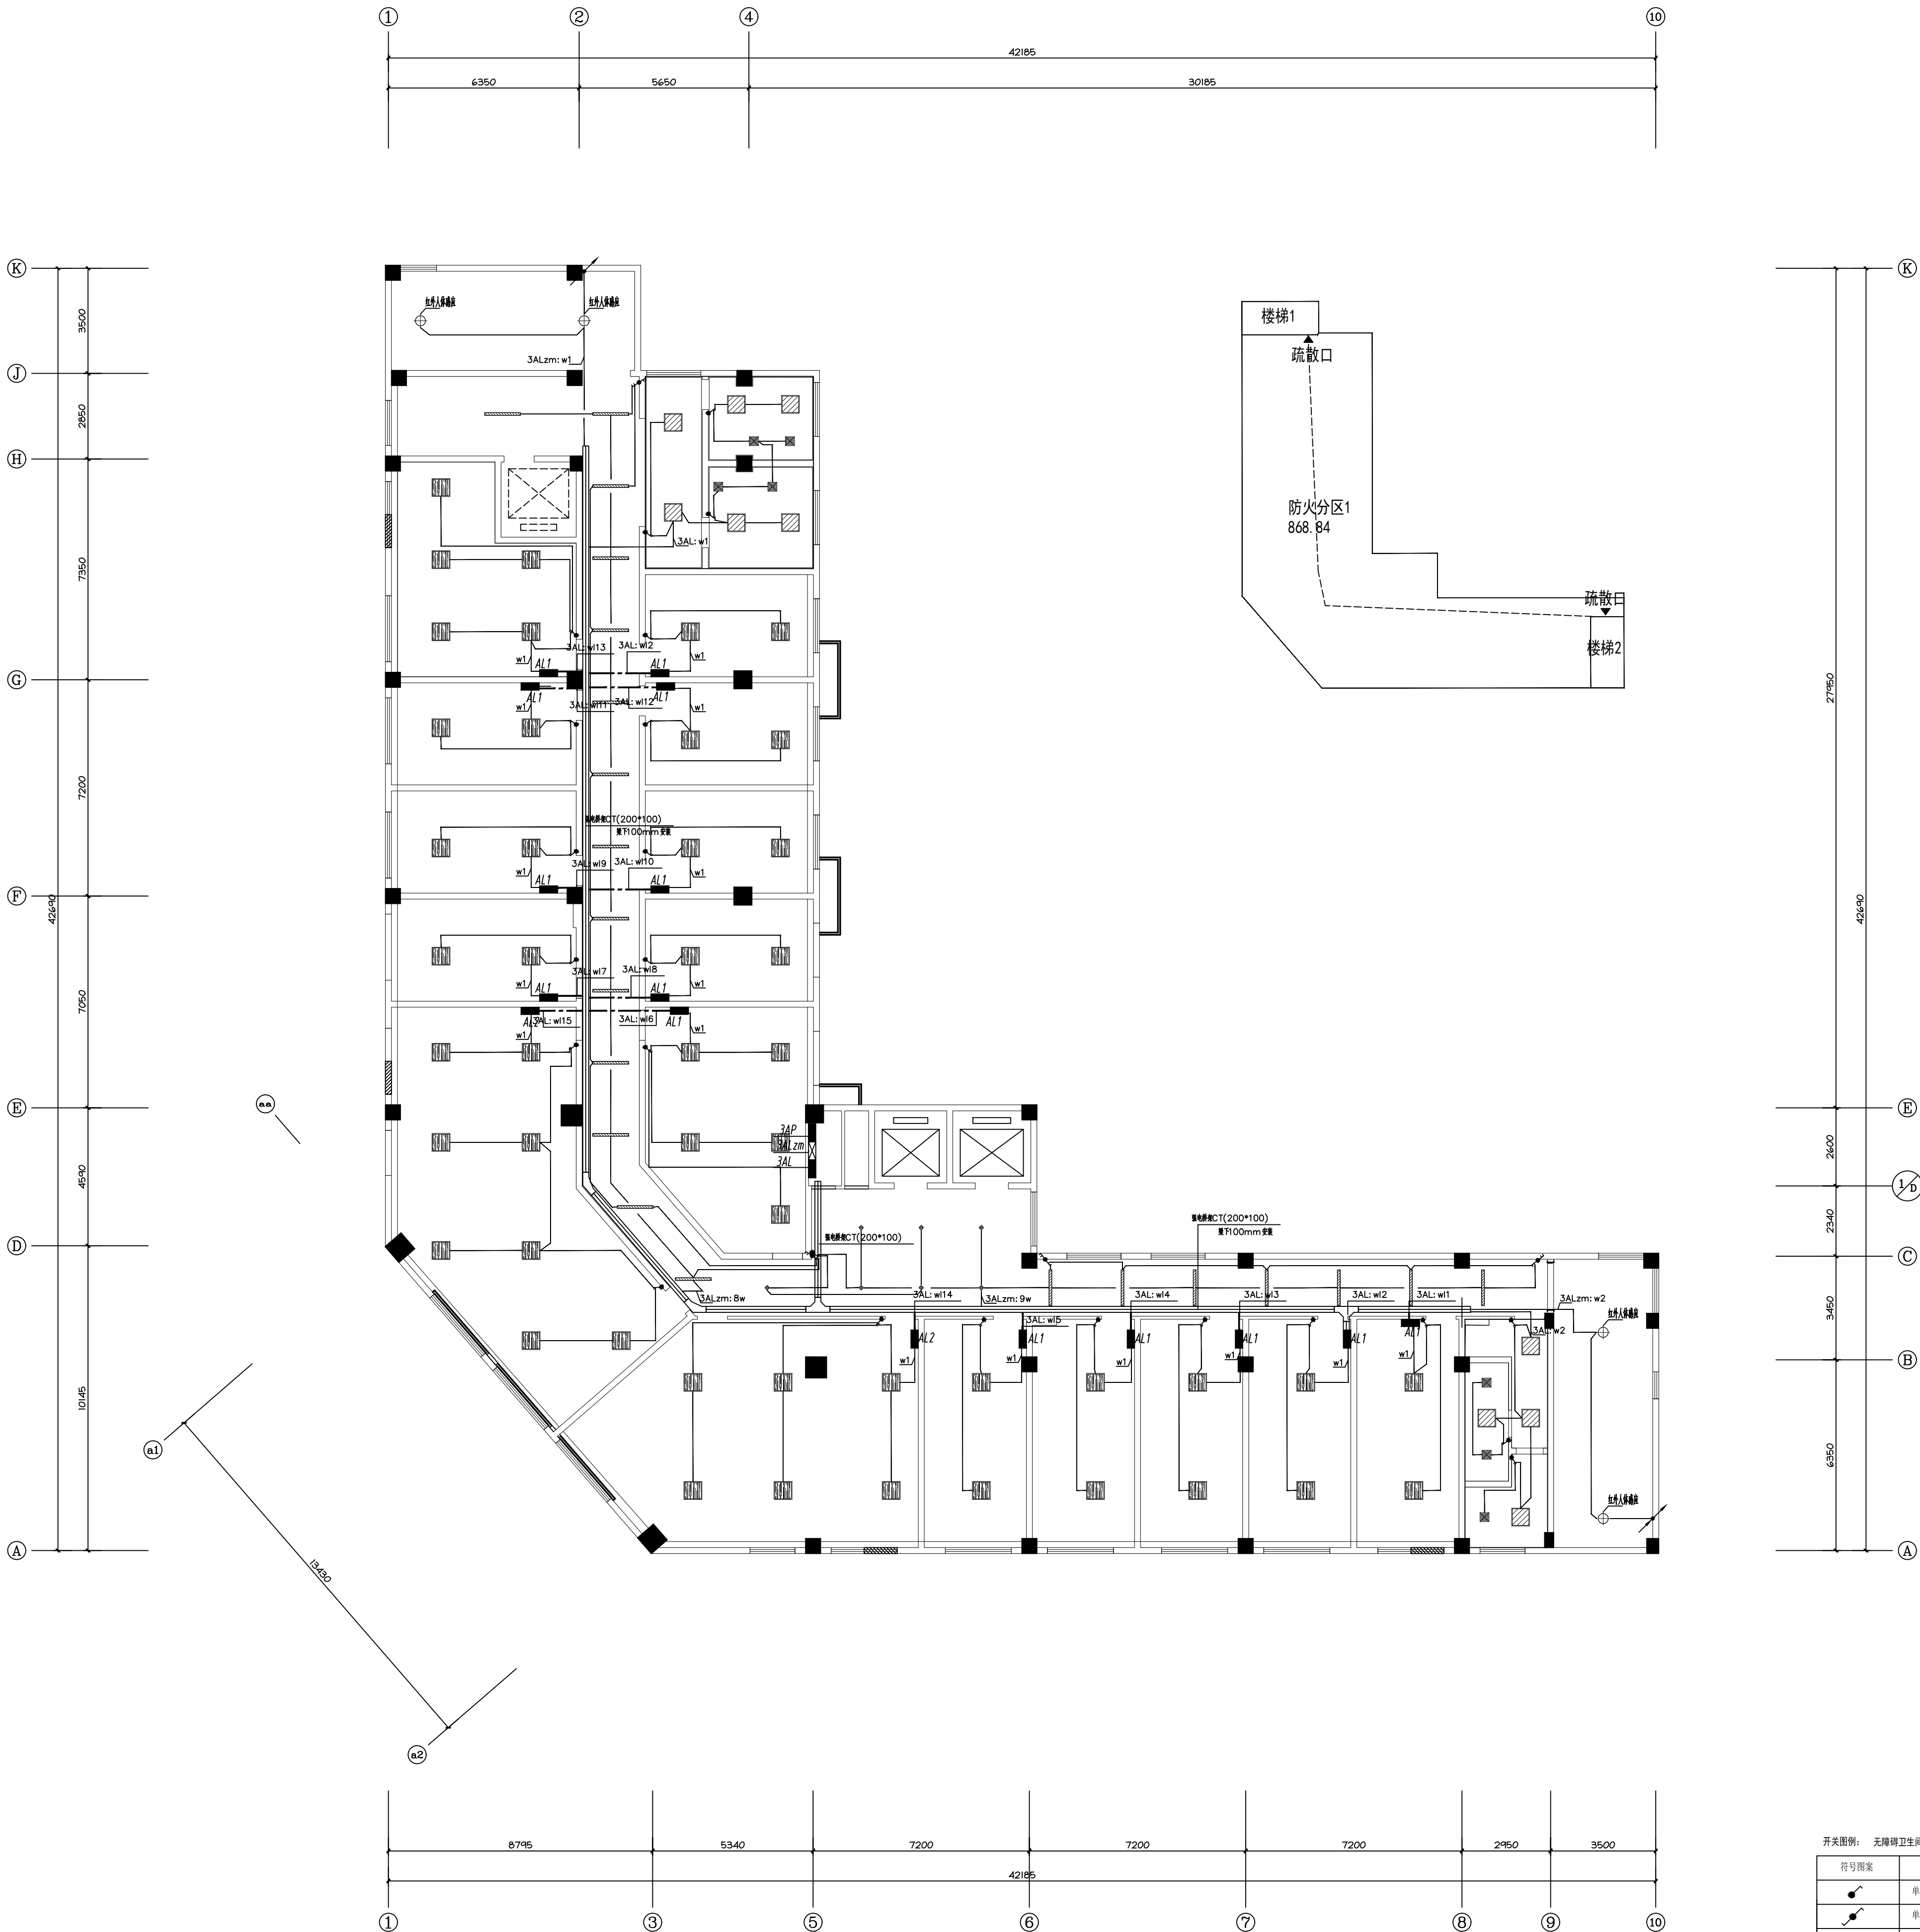

灯具简图							
符号	名称	功率	色温	符号	名称	功率	色温
	嵌入式暗装LED筒灯	15W	4000K		排风罩	60W	
	600mm×600mm LED平板灯	12W	5000K		防水顶灯	12W	5000K
	暗装LED筒灯	24W/6W	4000K		双头门灯	24W	4000K
	600mm×600mm LED平板灯	50W	5000K		艺术照明（造型）	12W	5000K
	吸顶灯	12W	5000K		1000×1000方盘灯	48W	5000K
					1000×1200方盘灯	24W	5000K



开关图例： 无障碍卫生间开关面板高度1.1米，详见灯具控制图

符号图案	图名	型号及规格	安装高度（备注明升）
	单联单控开关	10A, 250V	底边距地: 1m, 暗装
	双联双控开关	10A, 250V	底边距地: 1m, 暗装
	单联单控开关	10A, 250V	底边距地: 1m, 暗装
	双联双控开关	10A, 250V	底边距地: 1m, 暗装
	三联单控开关	10A, 250V	底边距地: 1m, 暗装
	线头人表示灯具显示	内置24V变压器, 集成或提供	门框上 0.2m, 暗装
	线头人表示插座（配插座）	集成或提供	高位或低位插座（暗装）



专业	日期	签名	专业	日期	签名
建筑			给排水		
结构			暖通		
电气			暖通		

出图章	
-----	--

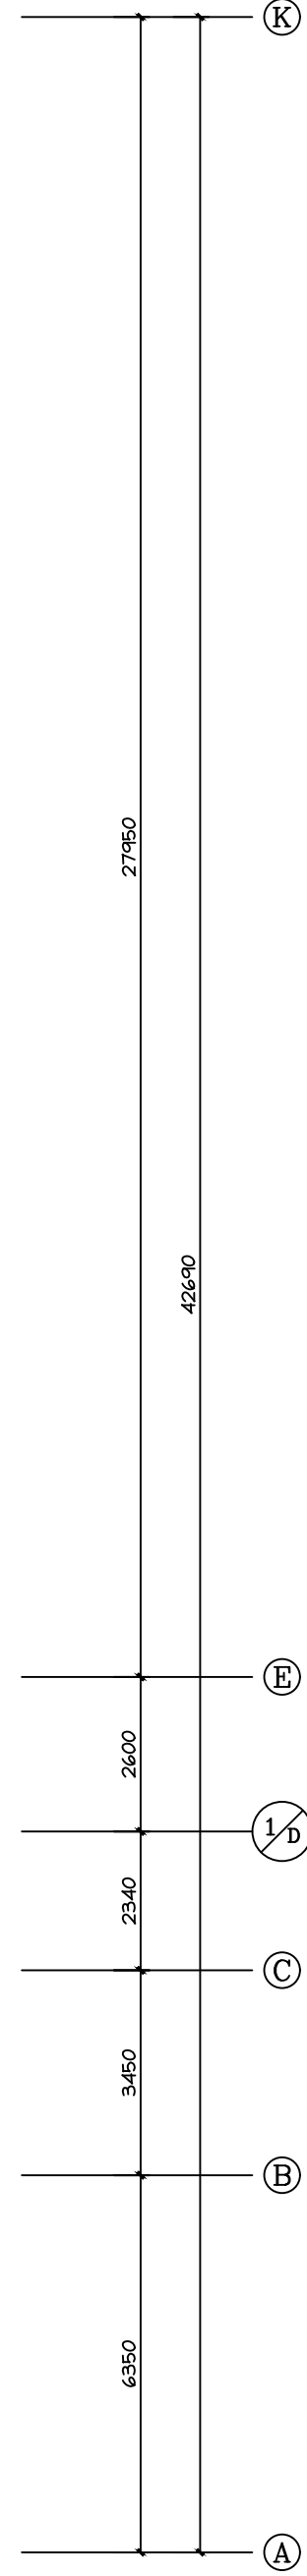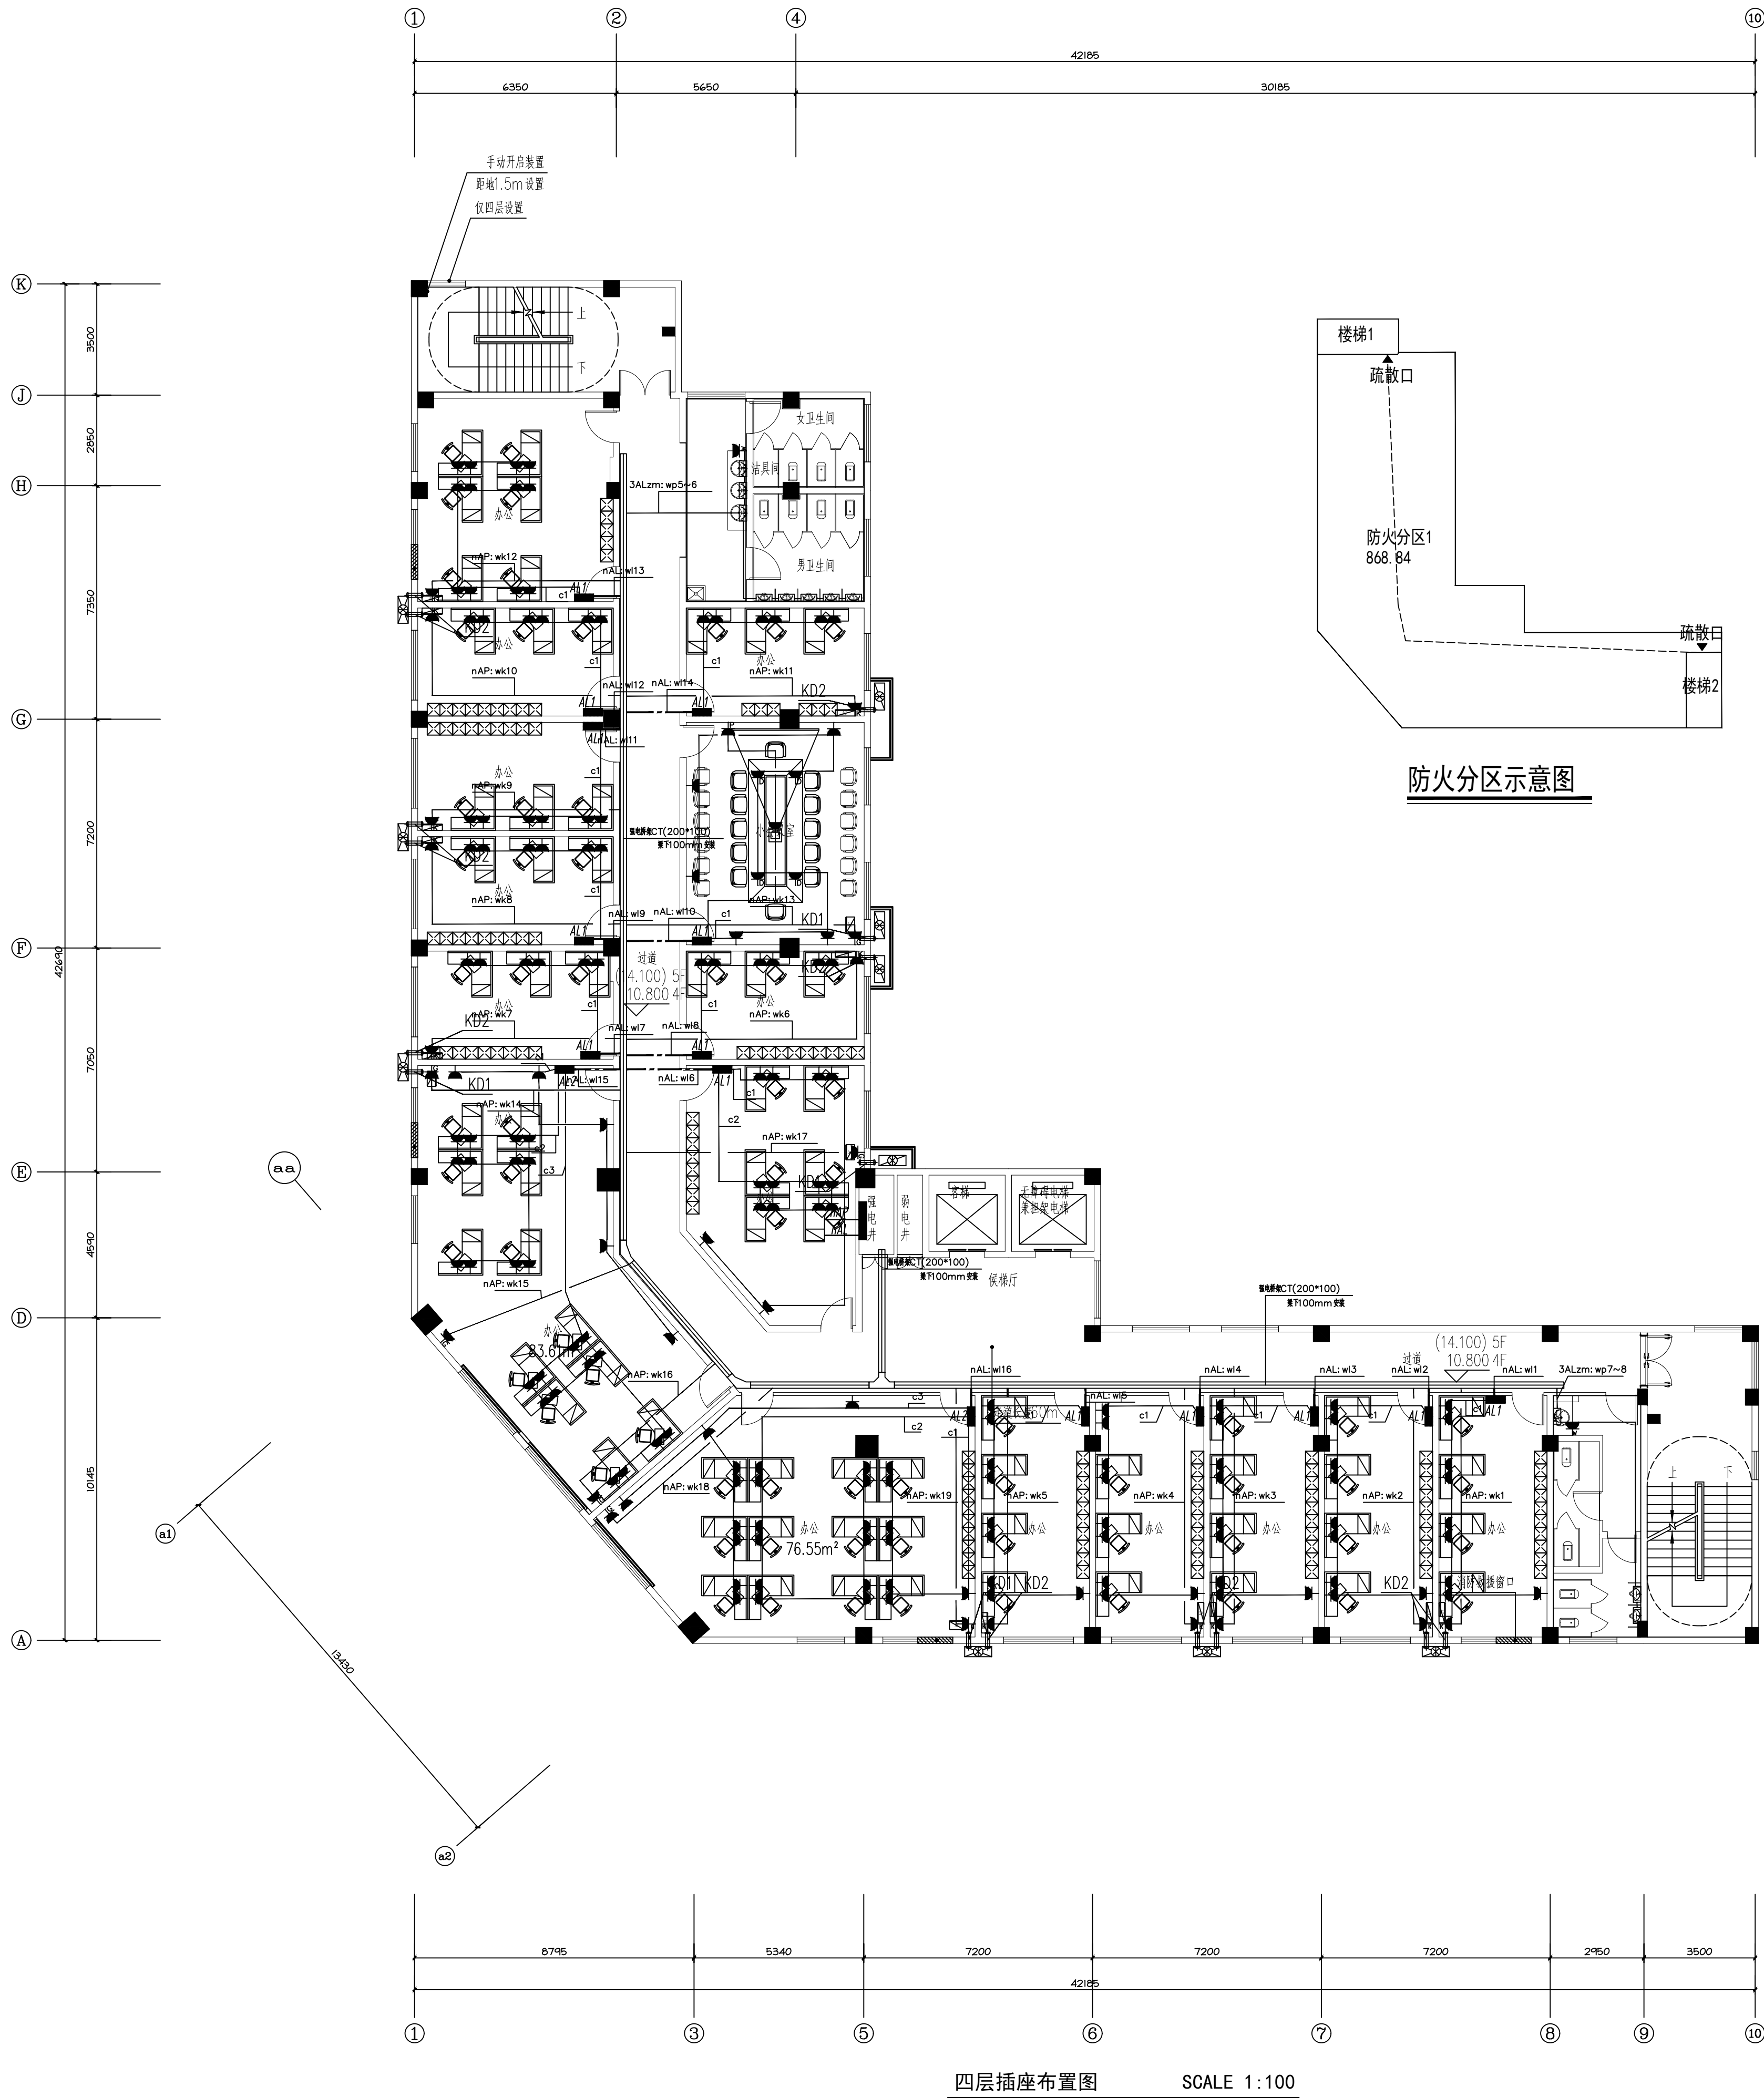










图例表:	名称	安装高度
	二孔、三孔插座(安全型)	底边距地0.3m,暗装
	卫生间插座(安全型、防水盖)	底边距地1.5m,暗装
	地面插座(安全型)	底边距地0.0m,暗装
	投影仪插座(安全型)	天花吸顶安装
	投影屏幕留线	天花吸顶安装
	挂机插座(安全型)	底边距地2.0m,暗装
	柜机插座(安全型)	底边距地0.3m,暗装
	三相空调空开箱(安全型)	底边距地0.5m,暗装
	感应器(安全型、防水型)	

图 纸 名 称	四层插座布置图
专 业	装饰电气
子 项 号	002D
设计阶段	施工图
图 号	DS-11
版 本 号	A
比 例	1:100
图 纸 规 格	日期 2024.04
图 纸 未 盖 本 院 出 图 专 用 章 施 工 无 效	



江西昌南建设集团有限公司  
设计证书编号: A136008106  
建筑行业 甲级  
(建筑工程、人防工程)


JIANGXI CHANGNAN  
CONSTRUCTION GROUP CO., LTD

2024.04	A	施工图
日 期	版本号	版本号说明
出图专用章	江西昌南建设集团有限公司 单位: 江西昌南建设集团有限公司 资质范围: 建筑行业 甲级 (建筑工程、人防工程) 赣版证字第: A136008106 编号: 01082 有效期至2028年12月	

注册师执业印章	Registration Stamp
---------	--------------------

审 核 人	张 洁 明	汪 洪
审 核 人	汪 洪	吴 芬
项目负责	汪 洪	吴 芬
专业负责	吴 芬	吴 芬
校 对	吴 芬	吴 芬
设 计	吴 小 东	吴 小 东
建 设 单 位	抚州市东乡区城市投资开发有限公司	
项 目 名 称	东乡区红星垦场垦区产业振兴及配套设施项目(一期)	
子 项 名 称	东乡区红星垦场垦区产业振兴及配套设施项目(一期)	
工 程 代 号	CNJS-2024-C140	

专业名称	专业名称	日期	专业名称	专业名称	日期
建筑构造	建筑构造		给排水	给排水	
电气	电气		暖通	暖通	
			总图	总图	

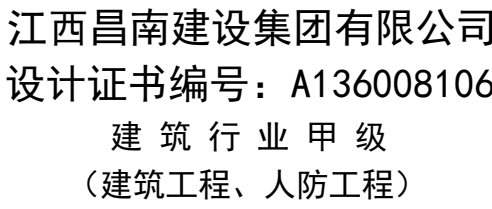

JIANGXI CHANGNAN  
CONSTRUCTION GROUP, LTD.

2024. 04	A	施工图
日 期	版本号	版本号说明

注册师执业印章  
Registration Stamp

审 核 人	张 洁 明	张洁明
审 核 人	汪 洪	汪洪
项目负责人	汪 洪	汪洪
专业负责人	吴 芬	吴芬
校 对	吴 芬	吴芬
设 计	吴 小 东	吴晓东

建设单位|抚州市东乡区城市投资开发有限公司

项目名称	东乡区红星垦殖场垦区产业振兴及配套设施项目（一期）
------	---------------------------

子项名称	东乡区红星垦殖场垦区产业振兴及配套设施项目（一期）
------	---------------------------

工程代号	CNJS-2024-C140
------	----------------

图 纸 名 称	四层灯具控制图
---------	---------


专	业	装饰电气	子项号	002D
---	---	------	-----	------

设计阶段	施工图	图 号	DS-12
------	-----	-----	-------

版 本 号	A	比 例	1:100
-------	---	-----	-------

图 纸 规 格	日 期	2024.04
---------	-----	---------

图纸未盖本院出图专用章施工无效

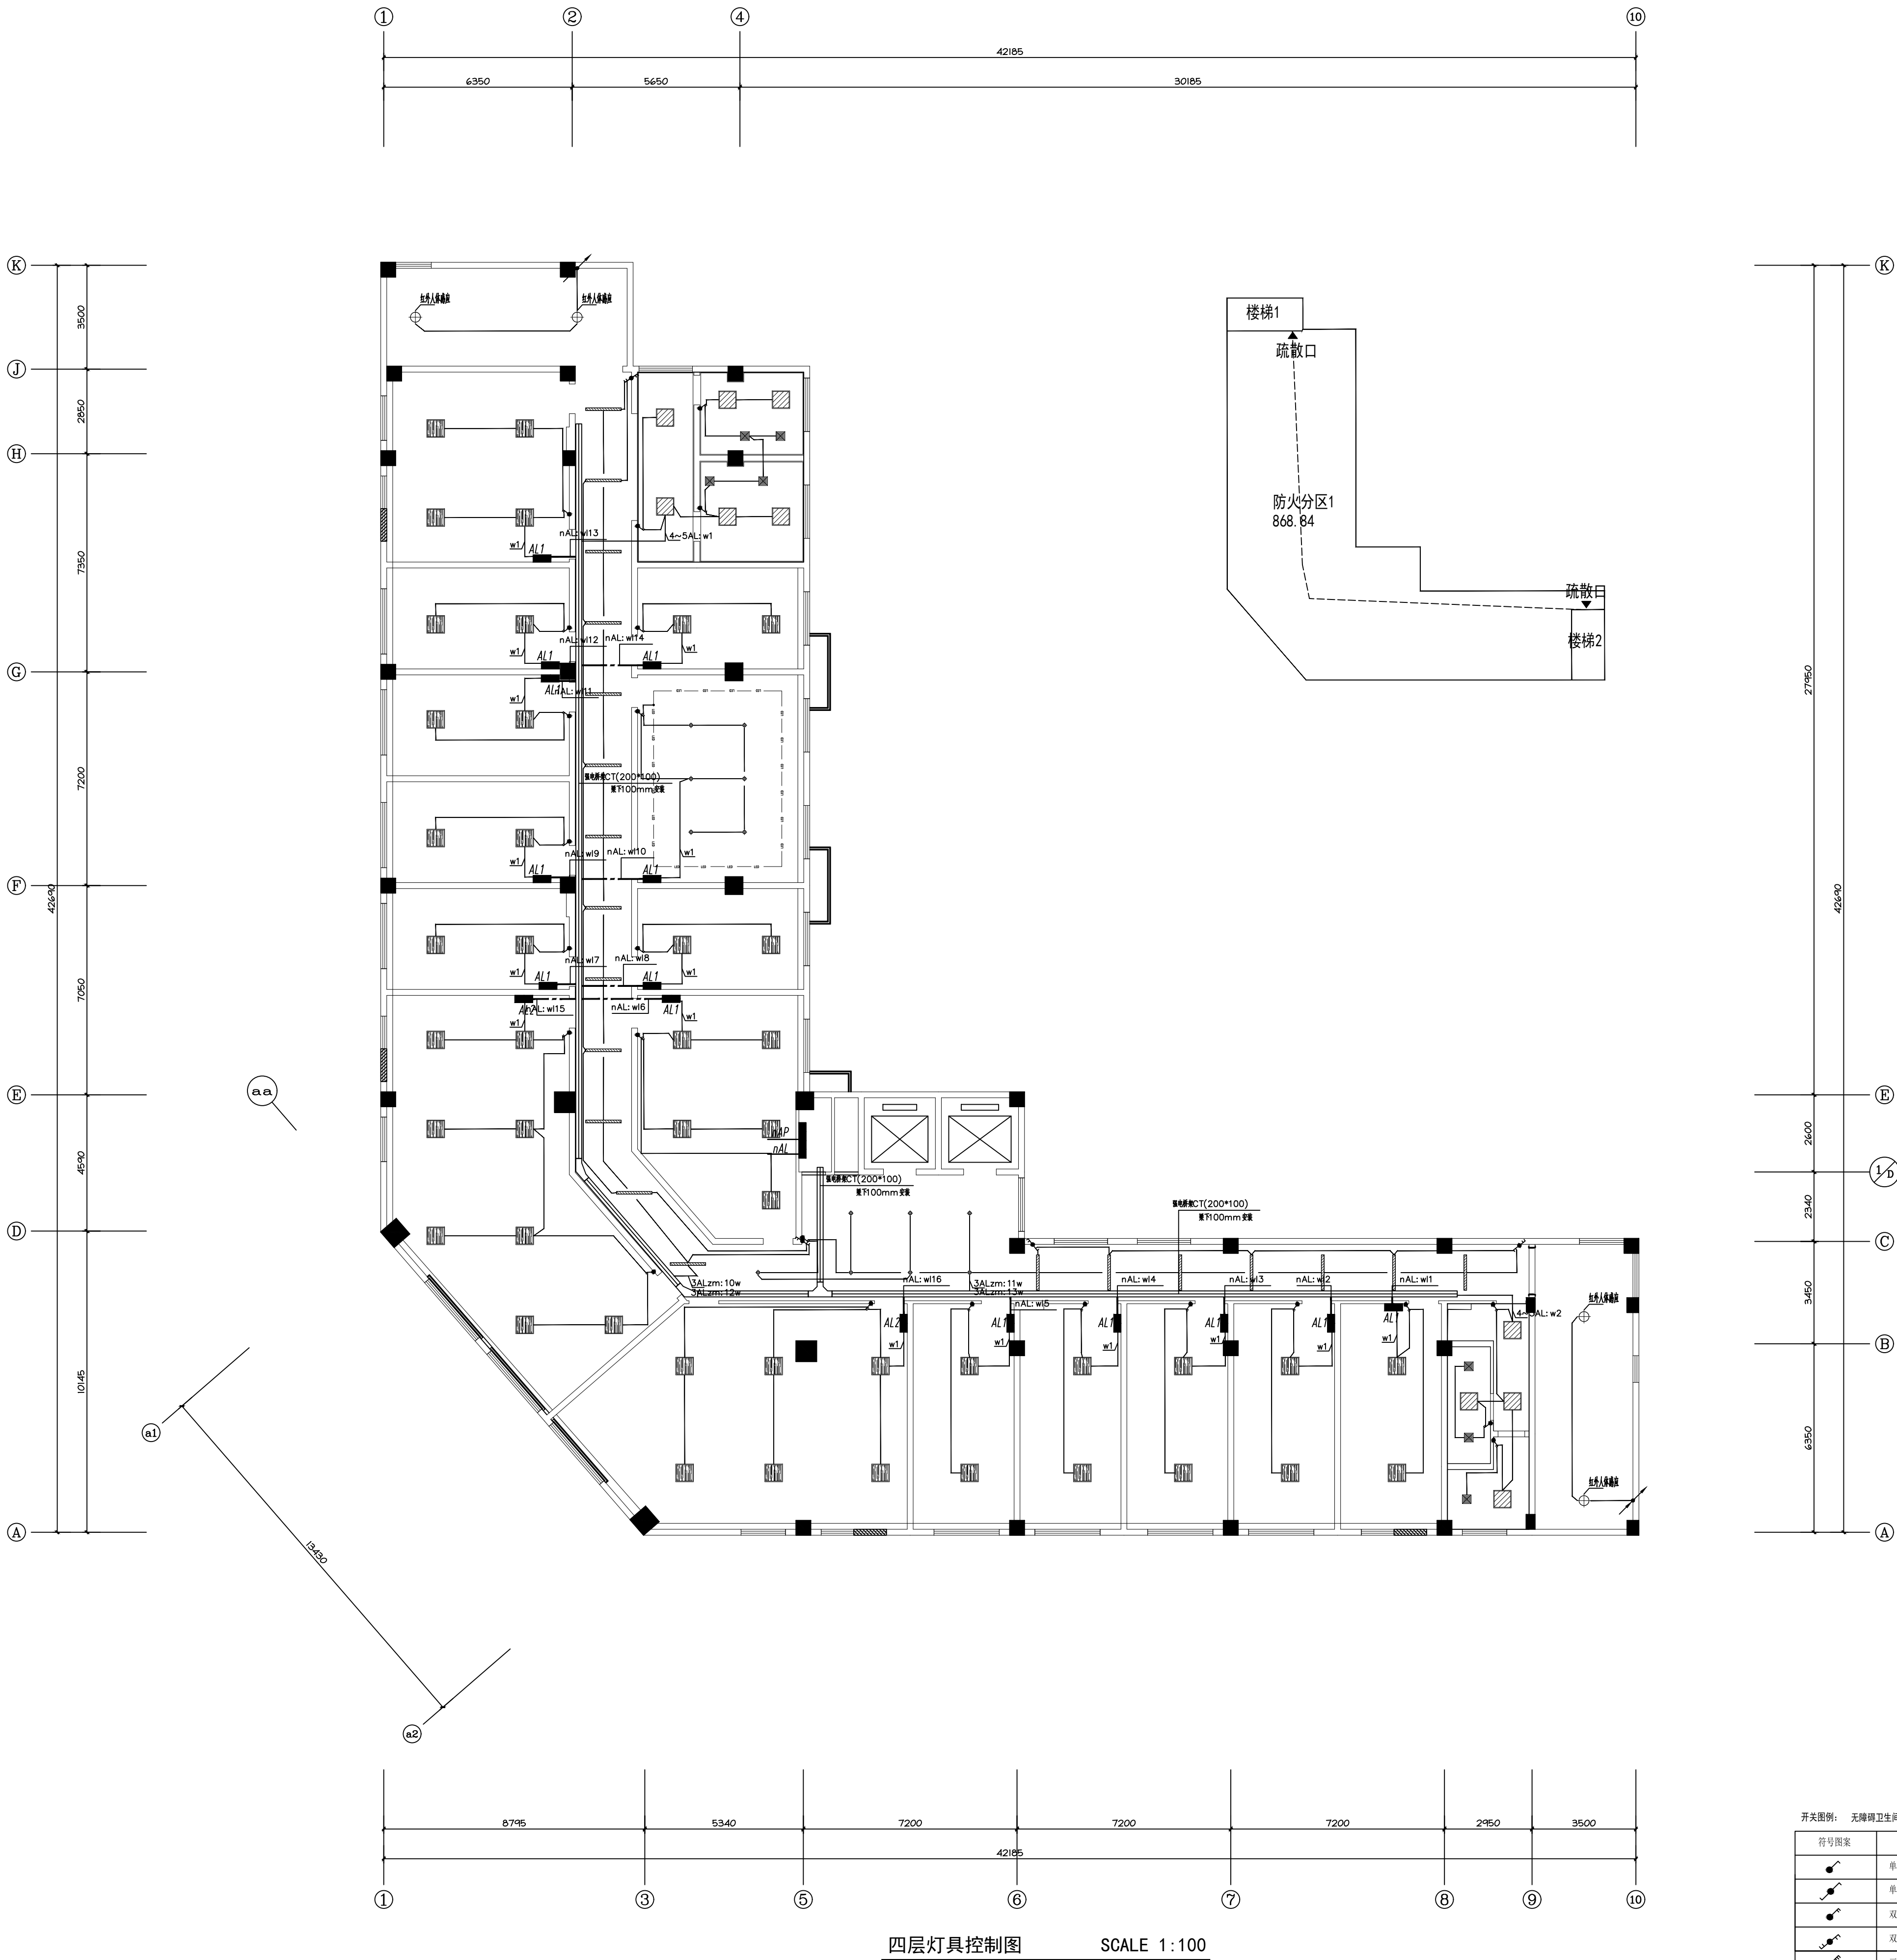


灯具图例							
符号	名称	功率	色温	符号	名称	功率	色温
	嵌入式暗装LED筒灯	15W	4000K		轨道灯	60W	
	600*600的LED平板灯	12W	5000K		防水筒灯	12W	5000K
	暗藏LED灯带	24W	4000K		双头灯带	12W	4000K
	600*600的LED平板灯	50W	5000K		艺术灯(造型)	12W	5000K
	吸顶灯	12W	5000K		100*1200平板灯	48W	5000K
					100*1200平板灯	24W	5000K

符号图案	图名	型号及规格	安装高度 (除注明外)
	单联单控开关	10A, 250V	底边距地1.4m, 暗装
	双联单控开关	10A, 250V	底边距地1.4m, 暗装
	双联双控开关	10A, 250V	底边距地1.4m, 暗装
	三联单控开关	10A, 250V	底边距地1.4m, 暗装
	消防火灾报警手报示警	内装火灾报警、紧急报警	门框上1.2m, 暗装
	消防火灾报警(带报警)	集成报警系统	消火栓起警按钮, 50mm 直径按钮



专业名称	专业名称	日期	专业名称	日期
建筑构造	给排水		暖通	
电气	总图			

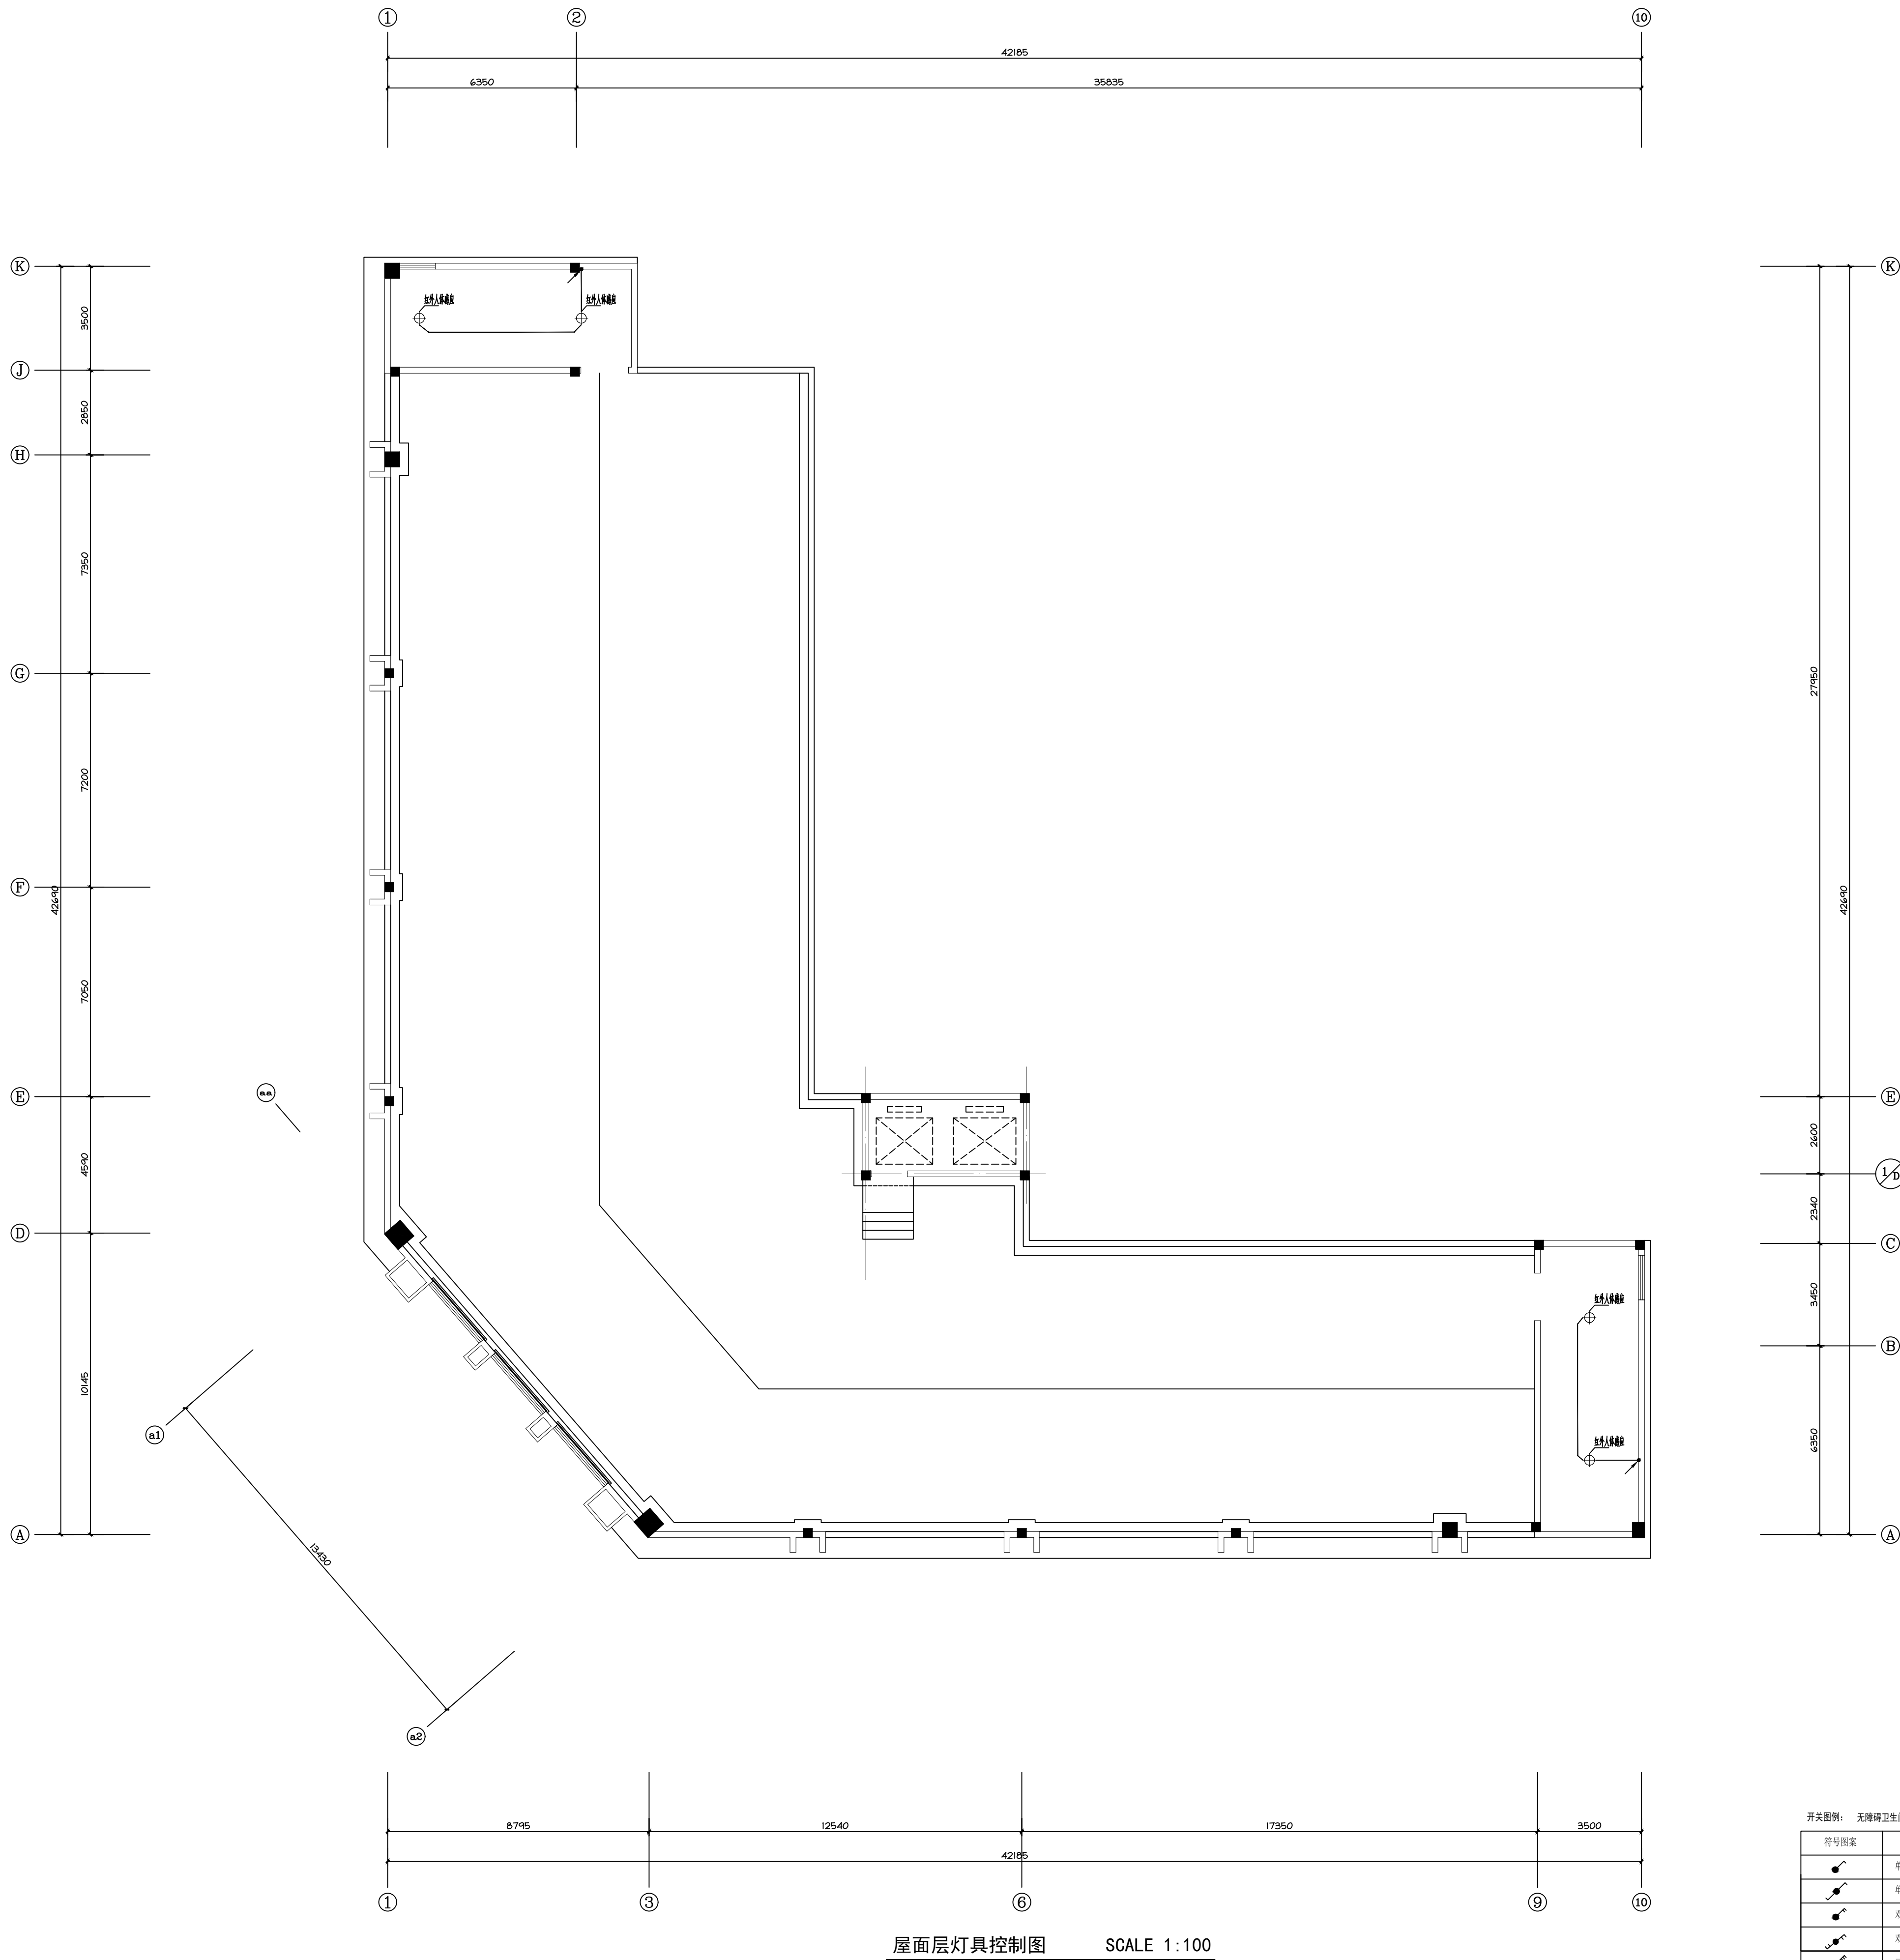

灯具简图							
符号	名称	功率	色温	符号	名称	功率	色温
	嵌入式暗装LED筒灯	12W	4000K		排风罩	60W	
	600*600暗装LED平板灯	12W	5000K		防水填阻	24W	5000K
	暗装LED筒灯	24W/6W	4000K		双头门锁扣	24W	4000K
	600*600成品LED平板灯	50W	5000K		艺术照明 (造型)	12W	5000K
	吸顶灯	12W	5000K		100*100方面板灯	48W	5000K
					100*100方面板灯	24W	5000K

开关类别： 无碍开关门开关安装高度1.2米，详见门具安装制图			
符号图案	图名	型号及规格	安装高度（除注明外）
	单联单控开关	10A, 250V	底边距地: 1m, 暗装
	双联单控开关	10A, 250V	底边距地: 1m, 暗装
	双联单控开关	10A, 250V	底边距地: 1m, 暗装
	双联双控开关	10A, 250V	底边距地: 1m, 暗装
	三联单控开关	10A, 250V	底边距地: 1m, 暗装
	红色紧急停止按钮	内置47型按钮, 集成按钮	门框上 12m, 常开
	红色紧急按钮（配钥匙）	集成按钮类	离门框边距≥1.5m, 常开



江西昌南建设集团有限公司  
设计证书编号: A136008106  
建筑行业 甲级  
(建筑工程、人防工程)

JIANGXI CHANGNAN  
CONSTRUCTION GROUP CO., LTD

2024. 04	A	施工图
日 期	版本号	版本号说明

注册师执业印章  
Registration Stamp

审 核 人	张 洁 明	张洁明
审 核 人	汪 洪	汪洪
项目负责人	汪 洪	汪洪
专业负责人	吴 芬	吴芬
校 对	吴 芬	吴芬
设 计	吴 小 东	吴晓东

建设单位	抚州市东乡区城市投资开发有限公司
项目名称	东乡区红星垦殖场垦区产业振兴及配套基础设施项目（一期）
子项名称	东乡区红星垦殖场垦区产业振兴及配套基础设施项目（一期）

工程代号	CNJS-2024-C140
------	----------------

图 纸 名 称	屋面层灯具控制图
---------	----------

专	业	装饰电气	子项号	002D
---	---	------	-----	------

设计阶段	施工图	图号	DS-13
------	-----	----	-------

版 本 号	A	比 例	1:100
-------	---	-----	-------

图 纸 规 格	日 期	2024. 04
---------	-----	----------

图纸未盖本院出图专用章施工无效